



図名	製品図
	SYX-2020D01-L
図番	U900 X211L
	U22_A_-1

配管系統図／脚位置図

脚位置は15mm以内で寸法誤差が生じる場合があります。

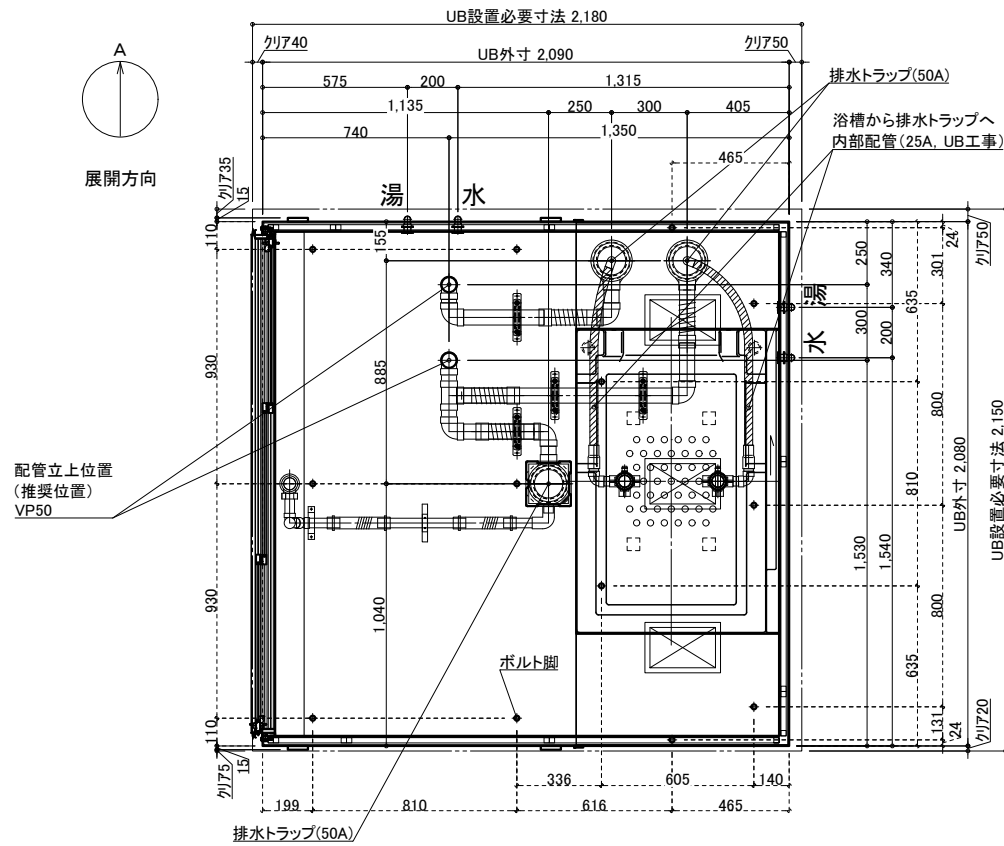


※付属の給水栓エルボ(右図参照)
を管に接続し調整可能な状態で
立ち上げて下さい。

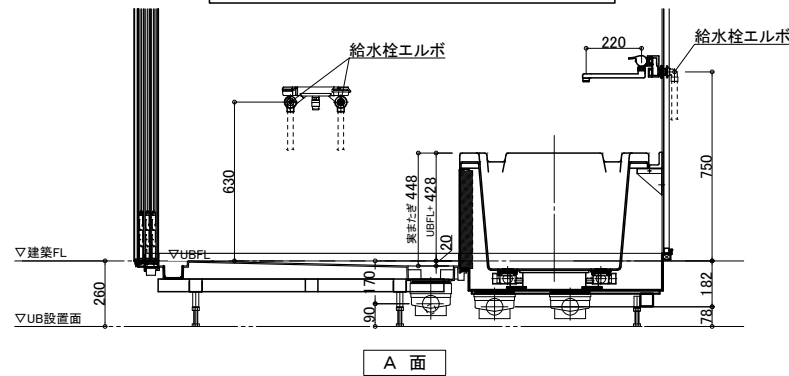

排水接続

*埋め込み必要
VP50 *2箇所

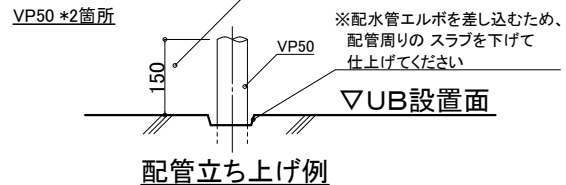

配管立ち上げ例

※排水管立ち上げ位置は指定寸法で立ち上げて下さい

※排水管立ち上げ位置は防水パン
脚位置より逃げて立ち上げて下さい


3枚引戸

有効開口: 1,194
ガラリ開口面積(cm²): 325.7



薄型照明


LED薄型照明
MA44S+LED
*2灯

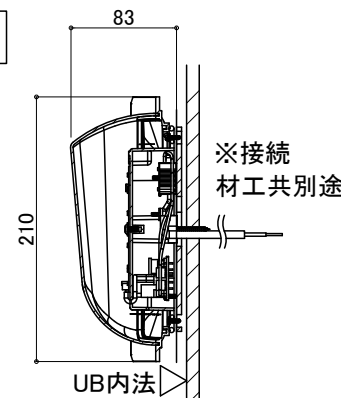

給水・給湯接続

- 一次側設備工事:
 - ・給水管の立上(※樹脂管推奨)
 - ・給水栓エルボとの事前接続工事

- UB工事:
 - ・UB内へ引込

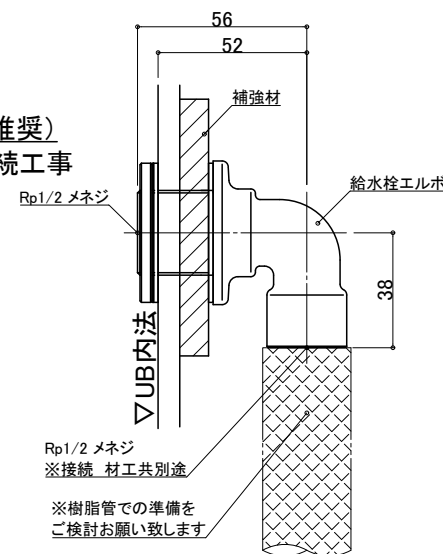

ナースコール

材工別途

設置の場合は位置・開口サイズをお知らせください

UB工事: 壁パネル開口まで
以降全て一次側設備・電気工事

天井換気扇







材工別途(オプションでの用意あり)

メーカー・品番・開口サイズをお知らせください

UB工事: 天井パネル開口まで
以降全て一次側設備・電気工事

物件名:

介護システムバス ゆとりけあ PROVE プループ - 重度化対応 - ダイワ化成株式会社	ご手配時の注意事項 ◎仕様をご確認の上、受領印と日付の記入をお願いします。 ◎ご発注後の仕様変更につきましては、追加費用の発生となります。 ◎上記に伴い、納期も変更になりますのでご注意ください。	受領印	縮尺		設備図	
			日付 2024.10.01			
						図名 SYX-2020D01-L
						図番 U900 X211LS
				U22_A_S-1		

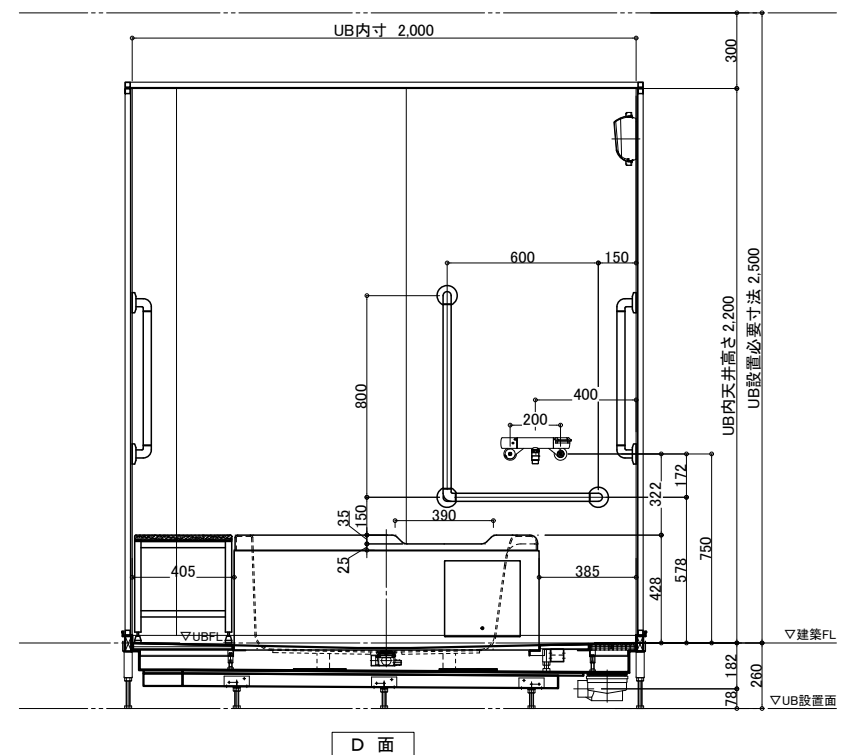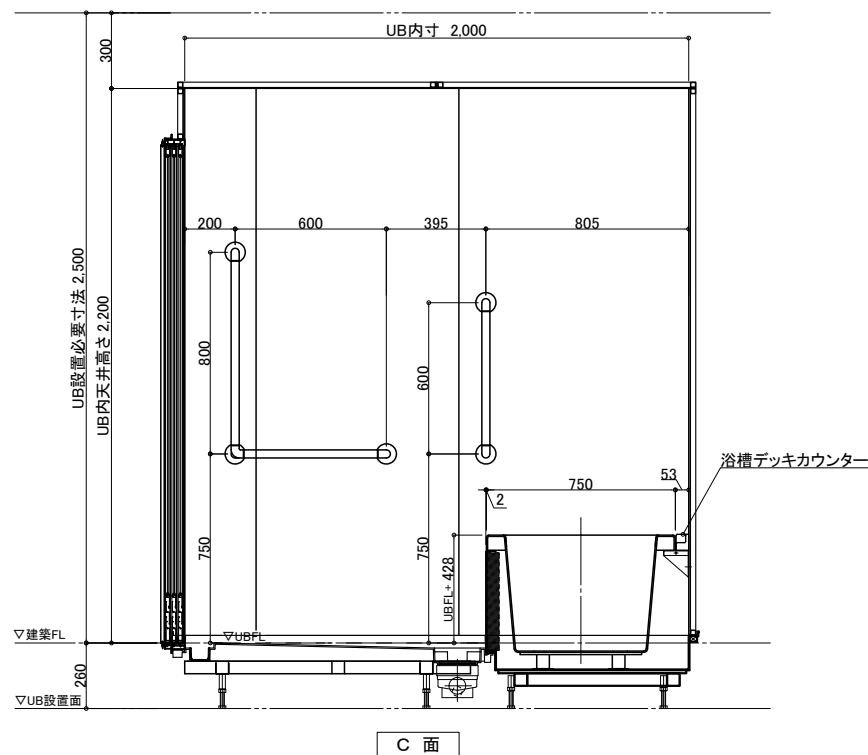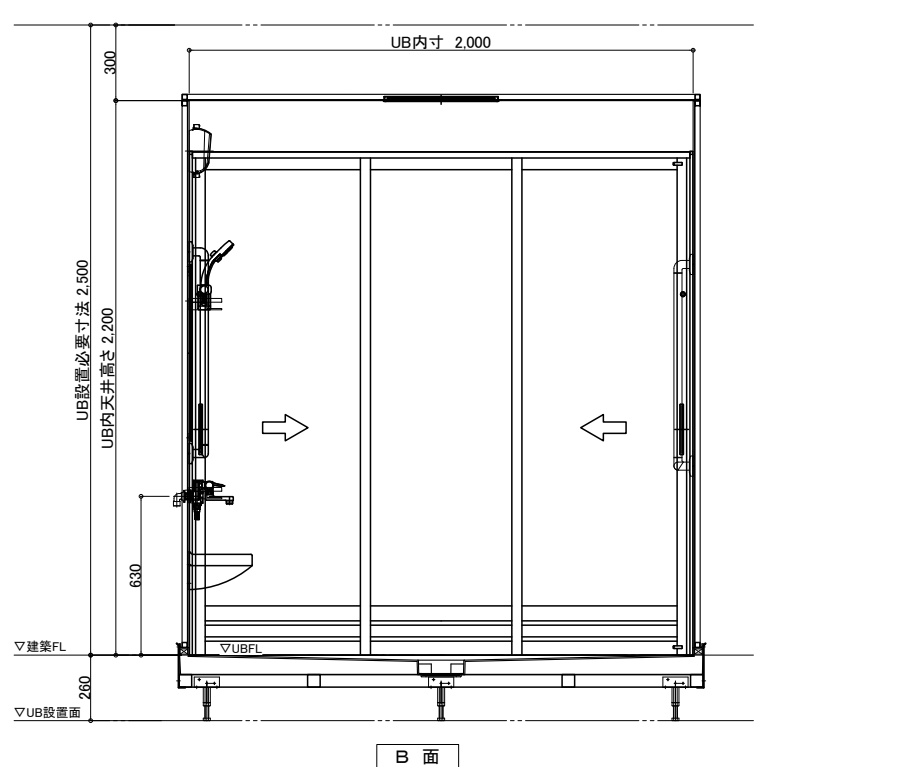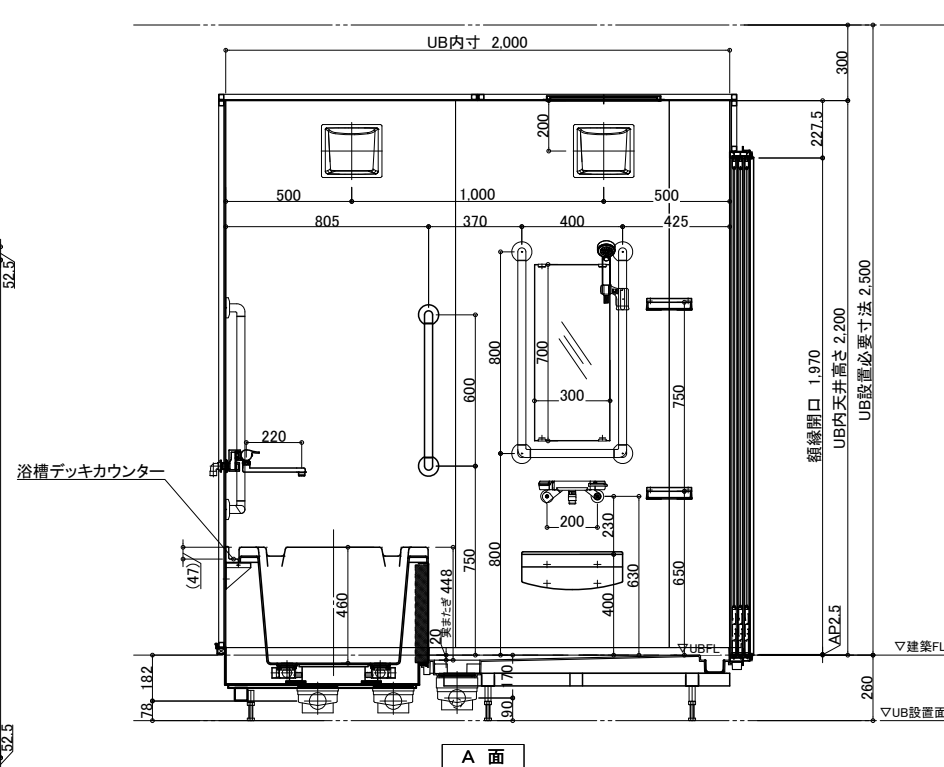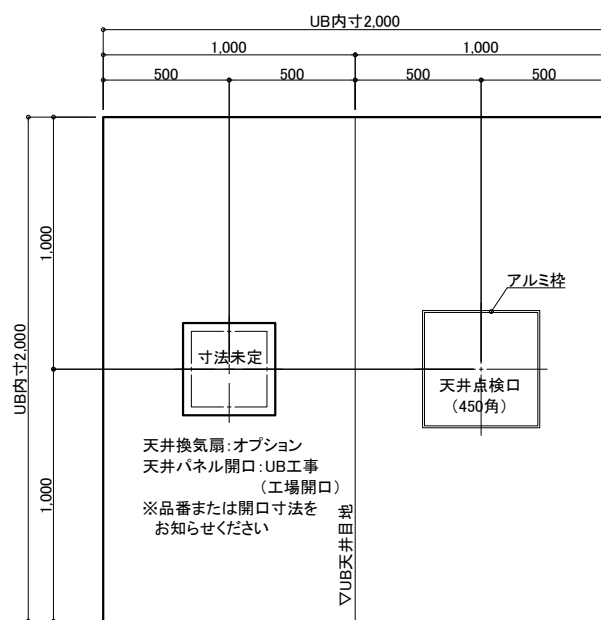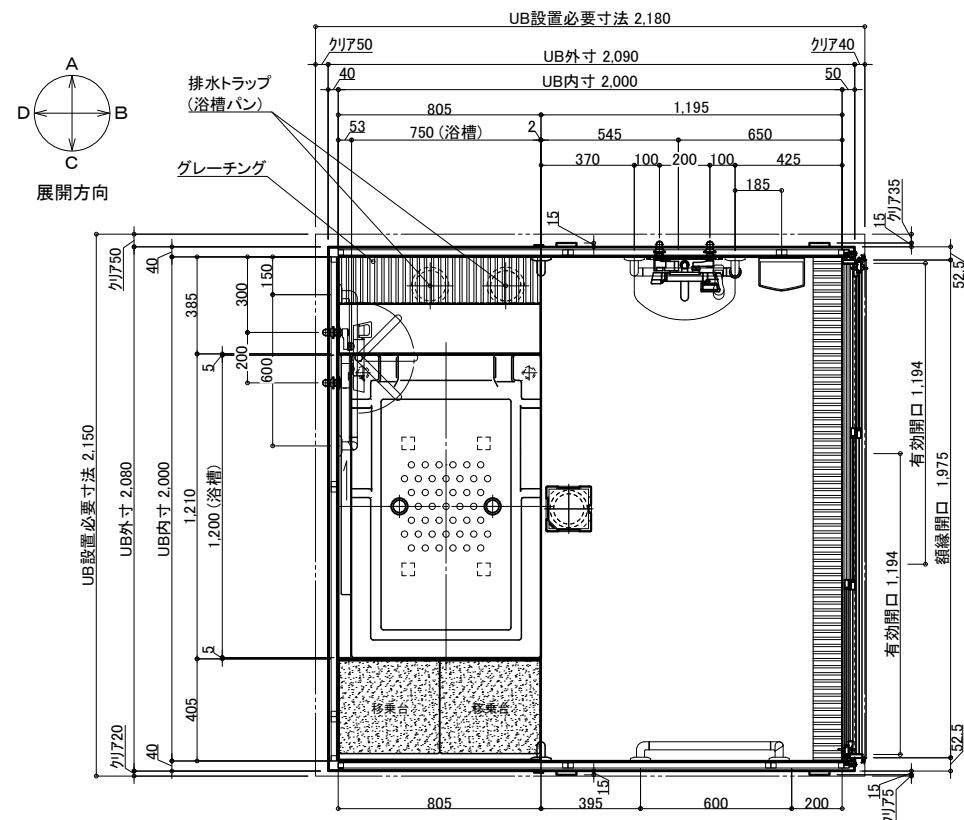

体				本			
名 称	仕 様 (重度化対応)	カラー	数量	名 称	仕 様	カラー	数量
本 <							

物件名:

—ご手配時の注意事項—

—受領印—

縮尺 1/30 (A3)


日付 2024.10.01

製品図


図名 SYX-2020D01-R

U900 X211R

U22 A -1

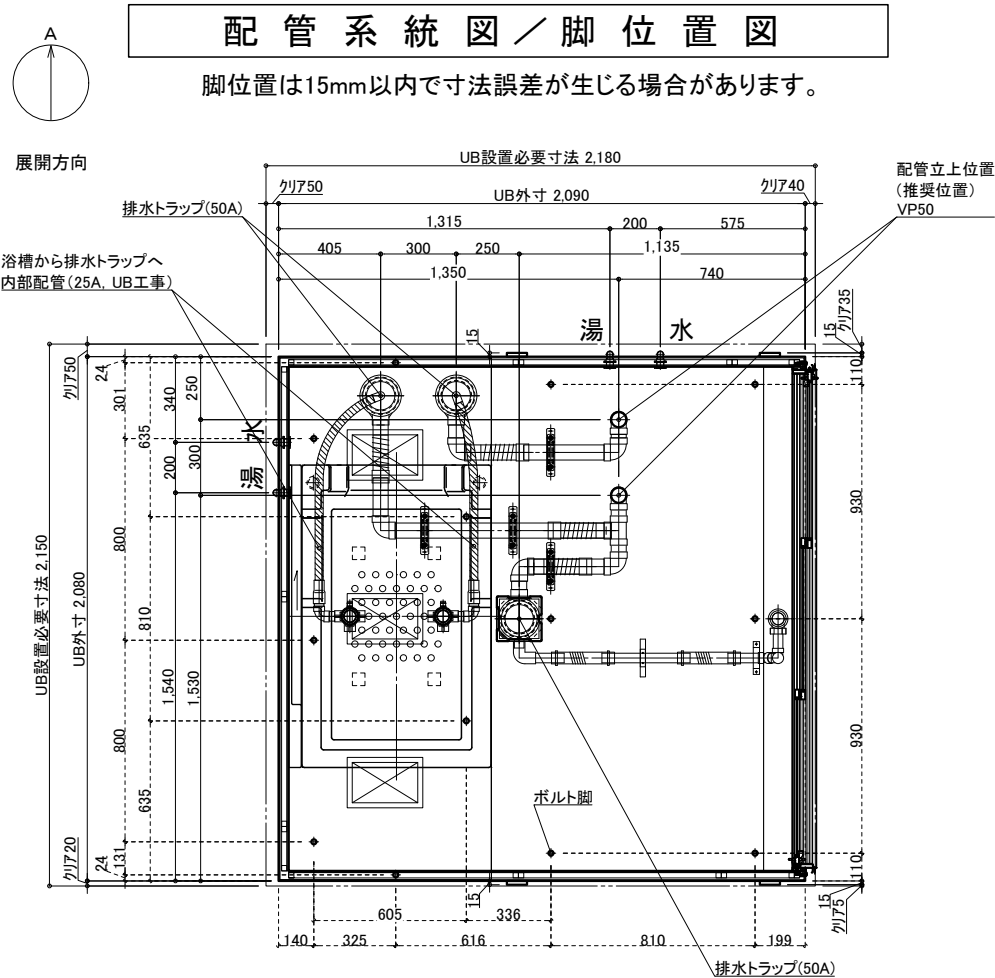


※付属の給水栓エルボ(右図参照)
を管に接続し調整可能な状態で
立ち上げて下さい。

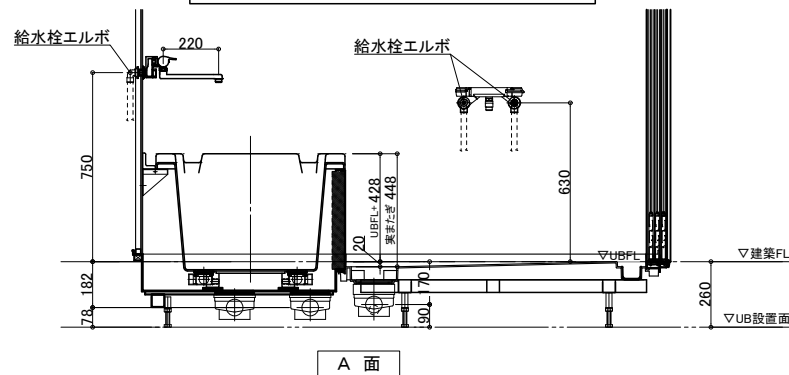

排水接続

*埋め込み必要
VP50 *2箇所

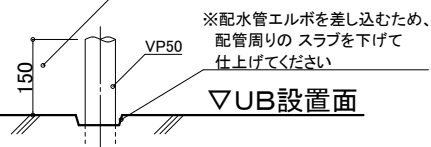

配管立ち上げ例

※排水管立ち上げ位置は指定寸法で立ち上げて下さい

※排水管立ち上げ位置は防水パン
脚位置より逃げて立ち上げて下さい


3枚引戸

有効開口:1,194
ガラリ開口面積(cm2):325.7



薄型照明


LED薄型照明
MA44S+LED
*2灯

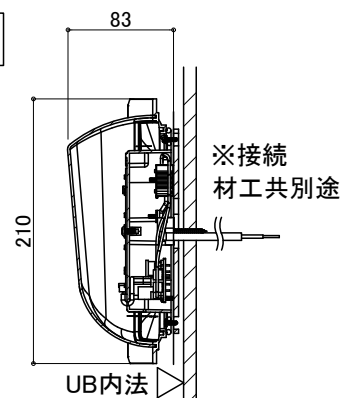

給水・給湯接続

- 一次側設備工事:
- ・給水管の立上(※樹脂管推奨)
 - ・給水栓エルボとの事前接続工事

- UB工事:
- ・UB内へ引込

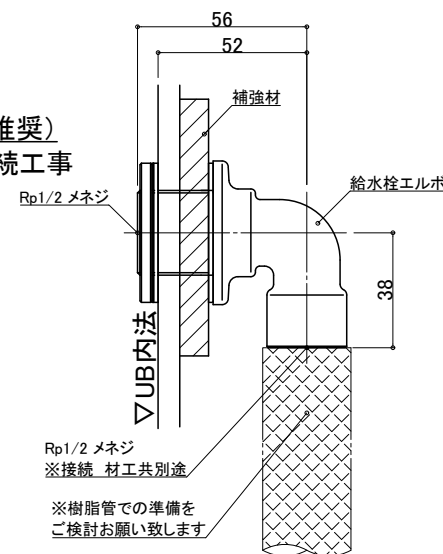

ナースコール

材工別途

設置の場合は位置・開口サイズをお知らせください

UB工事:壁パネル開口まで
以降全て一次側設備・電気工事

天井換気扇

材工別途(オプションでの用意あり)

メーカー・品番・開口サイズをお知らせください

UB工事:天井パネル開口まで
以降全て一次側設備・電気工事

物件名:

介護システムバス ゆとりけあ PROVEフループ - 重度化対応 - ダイワ化成株式会社	ご手配時の注意事項 ◎仕様をご確認の上、受領印と日付の記入をお願いします。 ◎ご発注後の仕様変更につきましては、追加費用の発生となります。 ◎上記に伴い、納期も変更になりますのでご注意ください。	受領印	縮尺		設備図	
			日付	2024.10.01	図名	SYX-2020D01-R
						U900 X211RS
					図番	U22_A_S-1