



介護システムバス
ゆとりけあ
PROVE ブルー
-重度化対応-
タイワ化成株式会社

配管系統図／脚位置図

脚位置は15mm以内で寸法誤差が生じる場合があります。

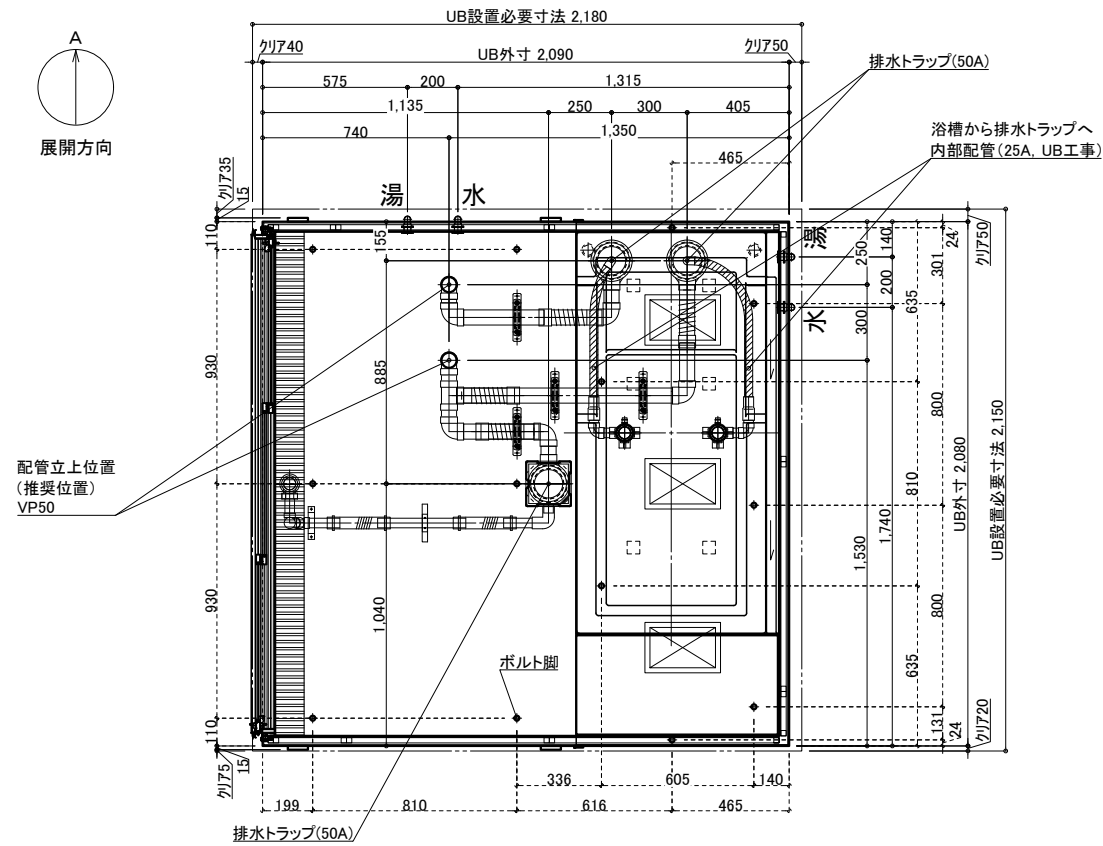


※付属の給水栓エルボ(右図参照)
を管に接続し調整可能な状態で
立ち上げて下さい。

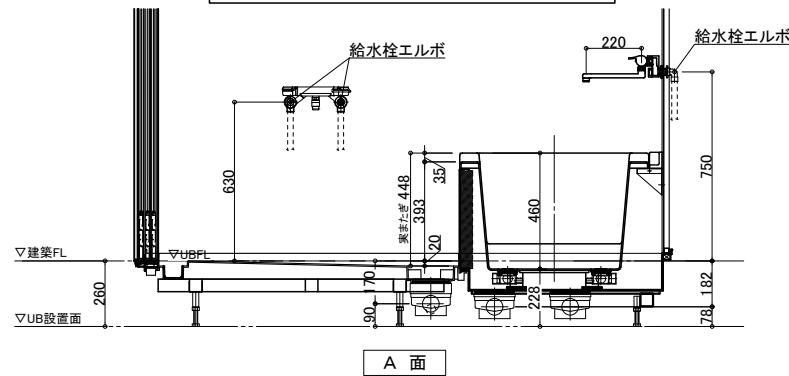

排水接続

*埋め込み必要
VP50 *2箇所

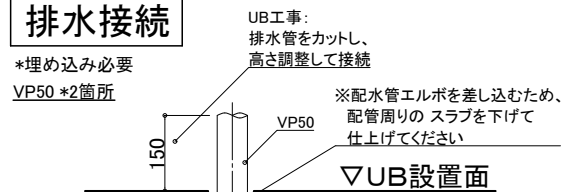


配管立ち上げ例

※排水管立ち上げ位置は指定寸法で立ち上げて下さい

※排水管立ち上げ位置は防水パン
脚位置より逃げて立ち上げて下さい


3枚引戸

有効開口: 1,194
ガラリ開口面積(cm²): 325.7

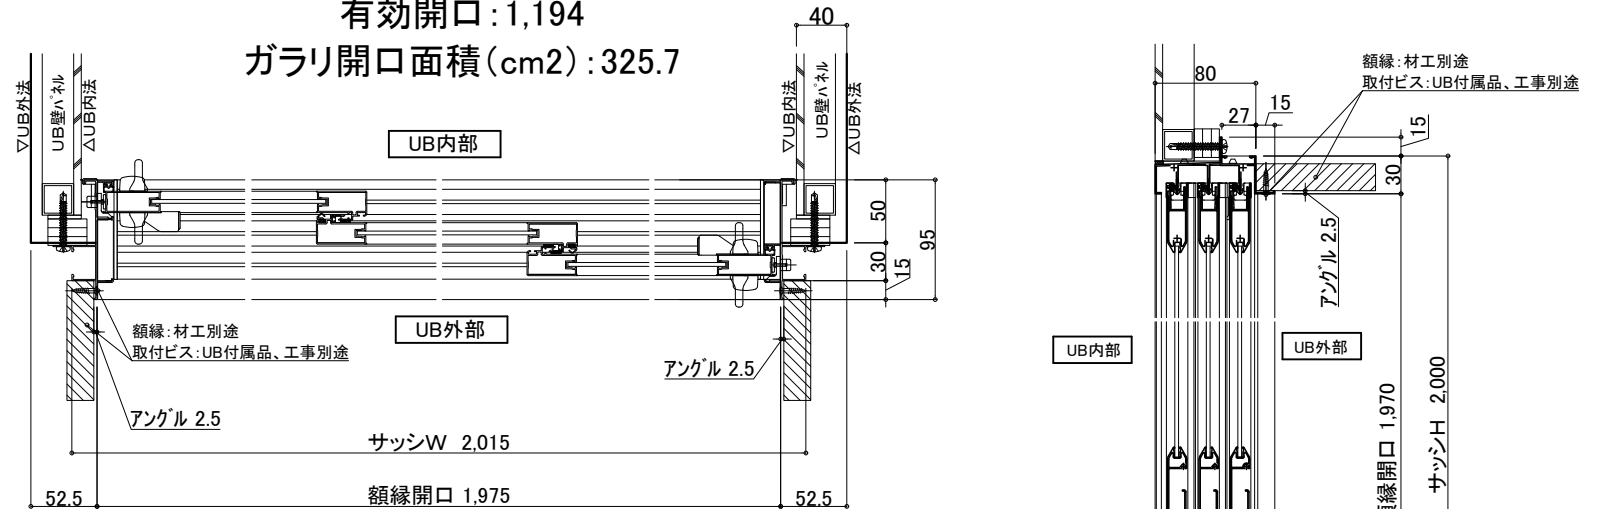

薄型照明


LED薄型照明
MA44S+LED
*2灯

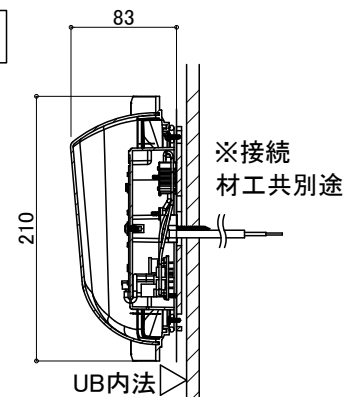

給水・給湯接続

- 一次側設備工事:
 - ・給水管の立上(※樹脂管推奨)
 - ・給水栓エルボとの事前接続工事

- UB工事:
 - ・UB内へ引込

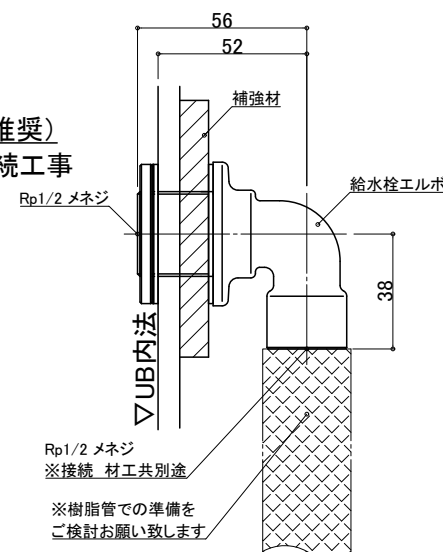

ナースコール

材工別途

設置の場合は位置・開口サイズをお知らせください

UB工事: 壁パネル開口まで
以降全て一次側設備・電気工事

天井換気扇







材工別途(オプションでの用意あり)

メーカー・品番・開口サイズをお知らせください

UB工事: 天井パネル開口まで
以降全て一次側設備・電気工事

物件名:

介護システムバス ゆとりけあ PROVEフループ -重度化対応- ダイワ化成株式会社	ご手配時の注意事項 ◎仕様をご確認の上、受領印と日付の記入をお願いします。 ◎ご発注後の仕様変更につきましては、追加費用の発生となります。 ◎上記に伴い、納期も変更になりますのでご注意ください。	受領印	縮尺	図名 設備図
			日付 2024.10.01	
				図番 SYX-2020E01-L
				U900 X231LS
				U22_A_-1

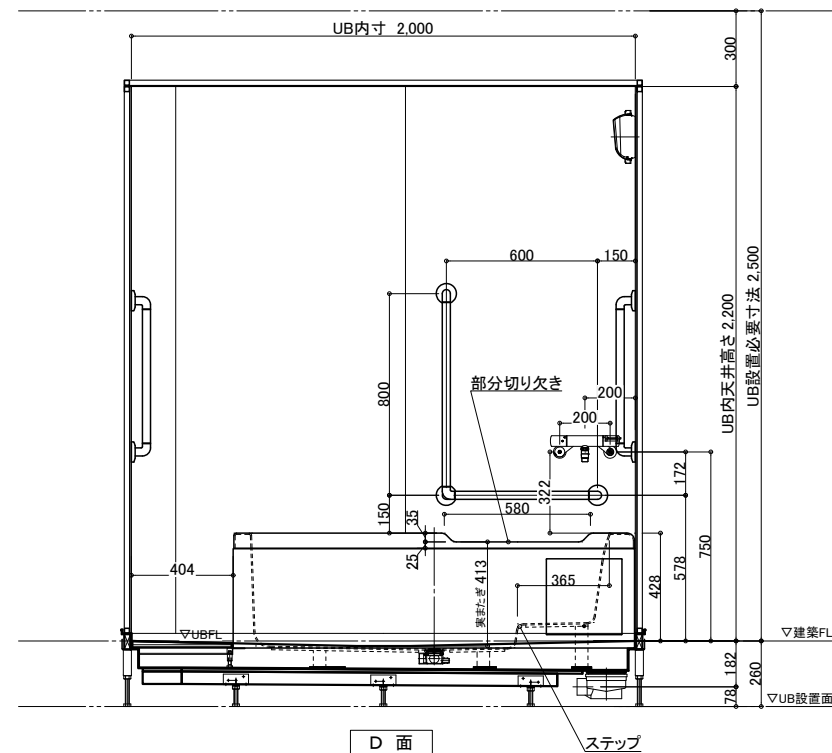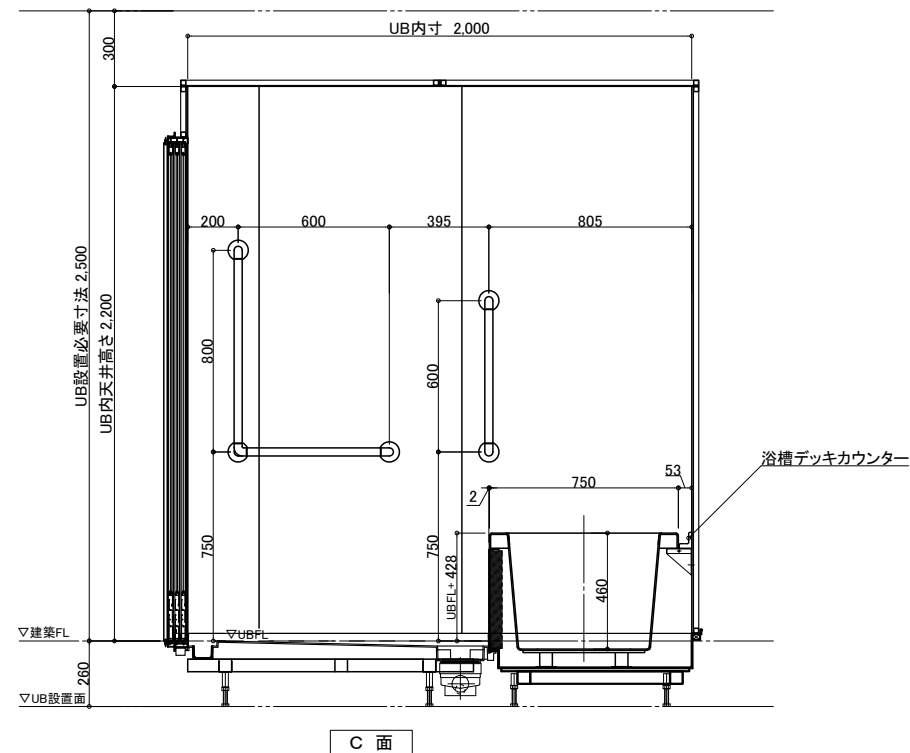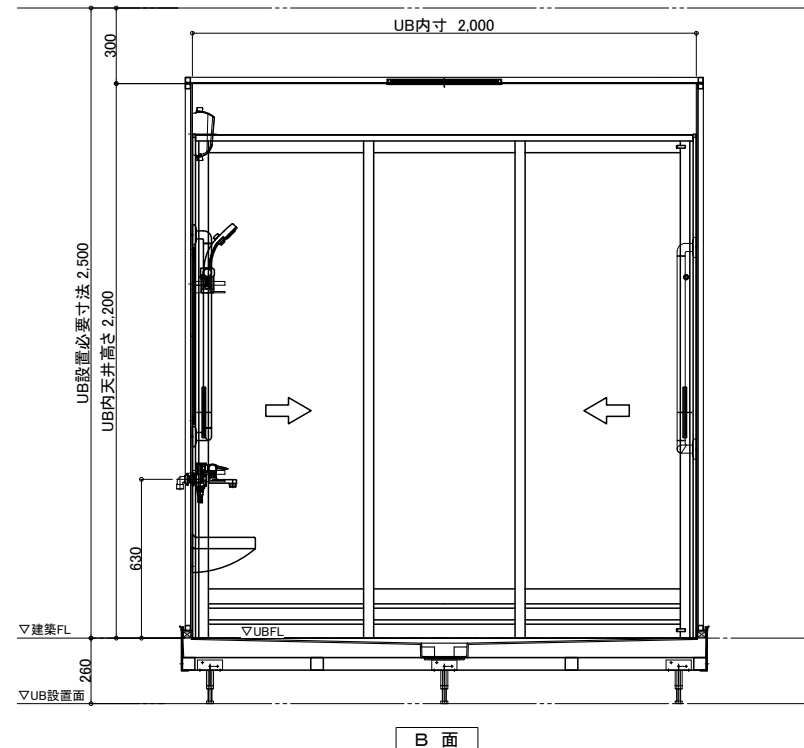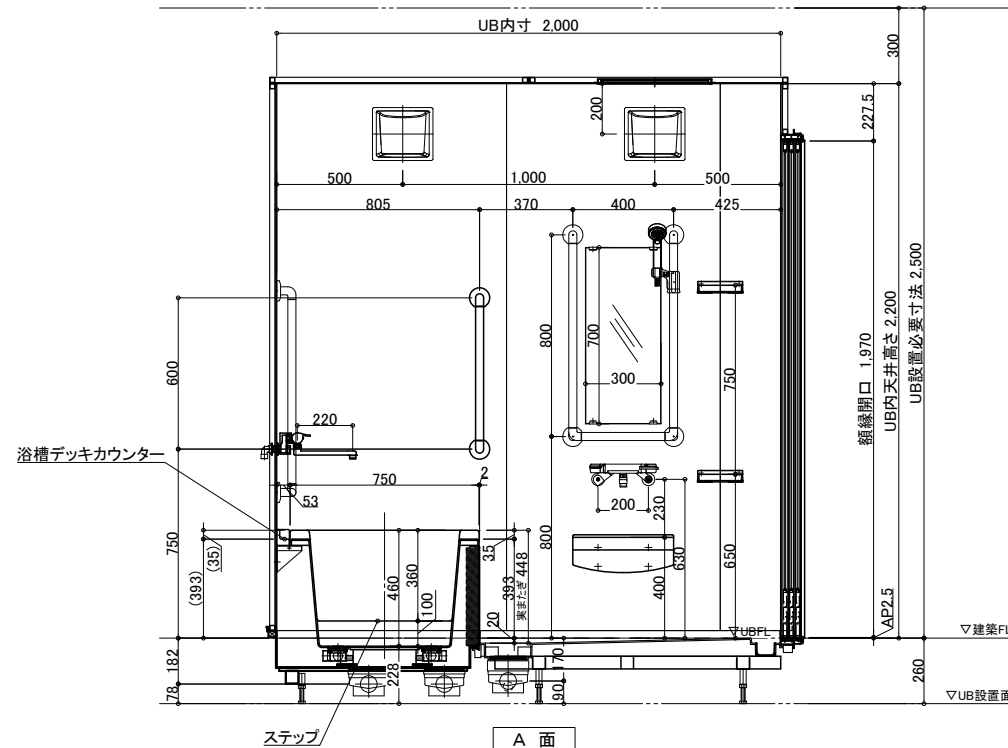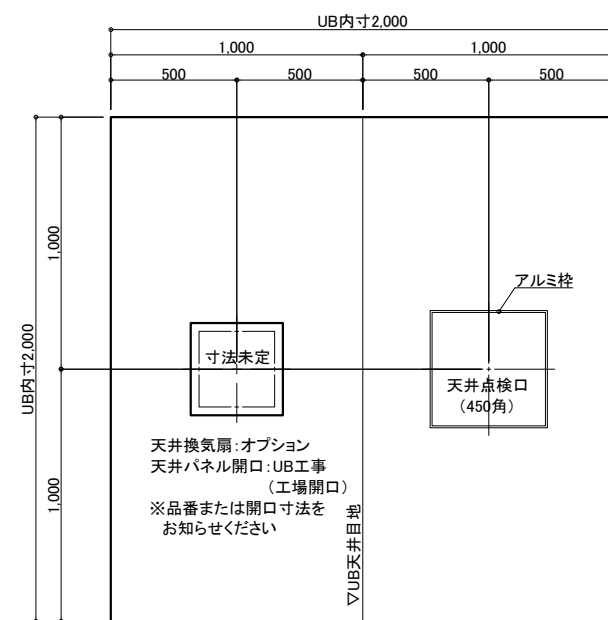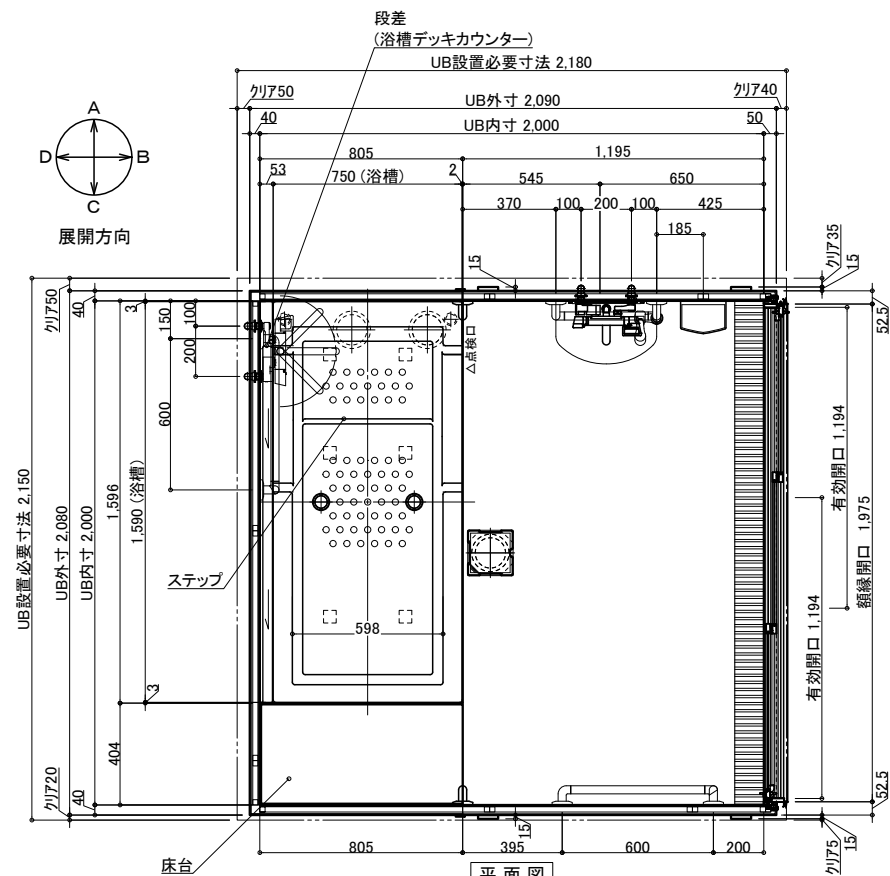

名 称				仕 様（浴槽交換対応）				カラー		数量		名 称				仕 様				カラー		数量	
本 体	浴槽	FRP浴槽 FP-1675V ステップ、 部分切欠き、バックレスト、ポップアップ栓		ホワイト		1	本 体	手すり	U型 400*800		ホワイト		1		給 排 水	水栓金具	洗い場水栓：サーモスイッチシャワー シャワーホース 2m				1		
		デッキカウンター		FRP					I型 600		ホワイト		2				浴槽水栓：サーモ壁付浴槽水栓				1		
		エブロン		ABS					L型 800*600		ホワイト		2				スパウト L=220（浴槽水栓用）						
																	断熱カバー		2				
	壁	スタンダードパネル		エンボスアイボリー／エンボスピンク			窓枠	スライドフック	樹脂製		ホワイト		1		換 気 扇	UB工事：天井パネル開口まで			*オプション				
	床	FRP		ミディアムグレー／ライトブラウン				タスル加工	UB工事：壁パネル開口まで														
	天井	フラット天井		オフホワイト				フリー窓枠	ホワイト														
	ドア	3枚引き戸（両開き）有効開口：1194		シルキーホワイト		1																	
	体	収納	化粧棚		—		2																
		照明	LED薄型照明		—		2																
洗面置き台		樹脂製				1																	
鏡		防湿ミラー300*700*15				1																	

物件名: _____

—ご手配時の注意事項—

一受領印・

縮尺 1/30 (A3)


日付 2024.10.01

製品図
図名 SYX-2020E01-R
図番 U900 X231R
U22_A_-1




配管系統図／脚位置図

脚位置は15mm以内で寸法誤差が生じる場合があります。

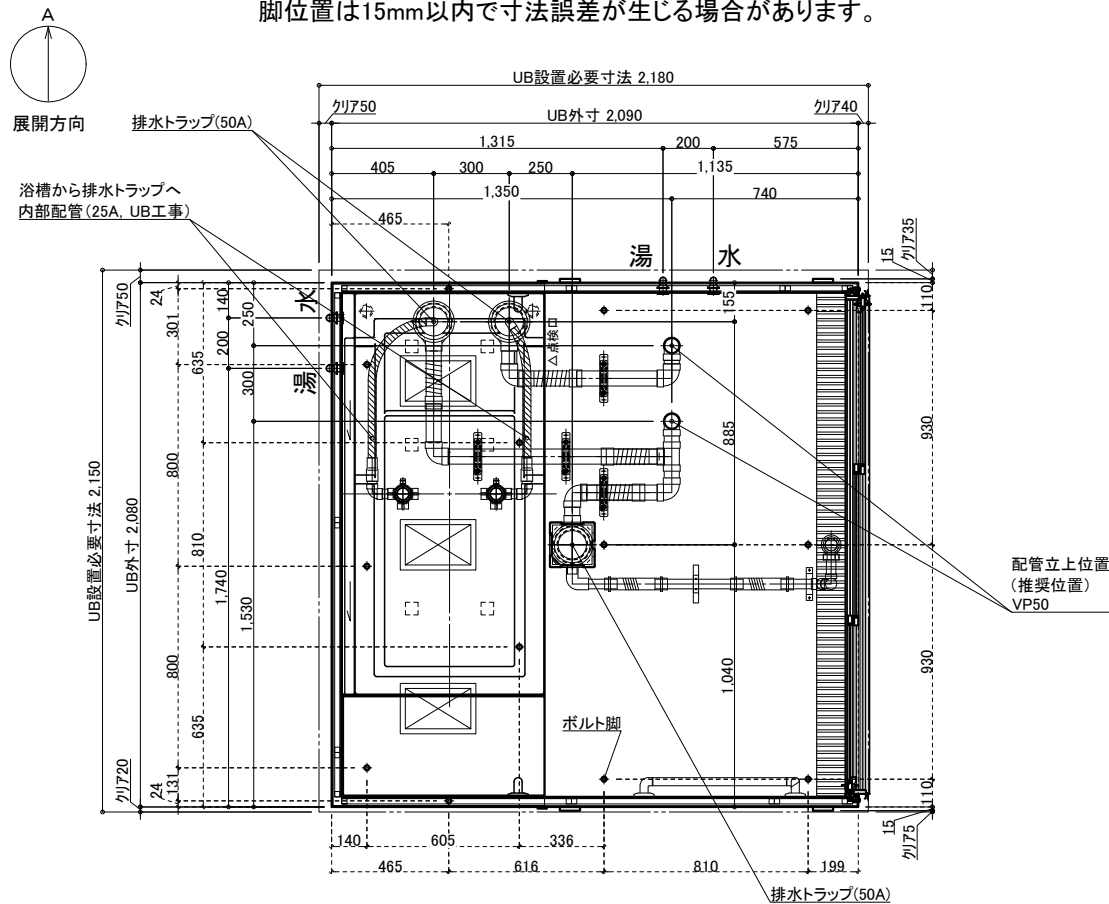


※付属の給水栓エルボ(右図参照)
を管に接続し調整可能な状態で
立ち上げて下さい。

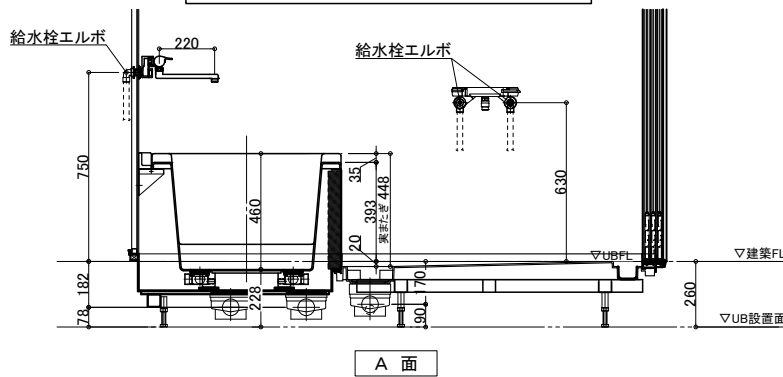

排水接続

*埋め込み必要
VP50 *2箇所

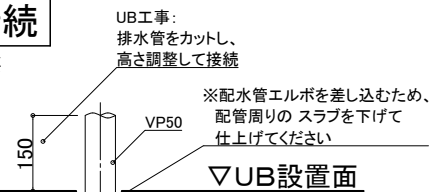

配管立ち上げ例


※排水管立ち上げ位置は指定寸法で立ち上げて下さい

※排水管立ち上げ位置は防水パン
脚位置より逃げて立ち上げて下さい

3枚引戸


有効開口:1,194

ガラリ開口面積(cm²):325.7

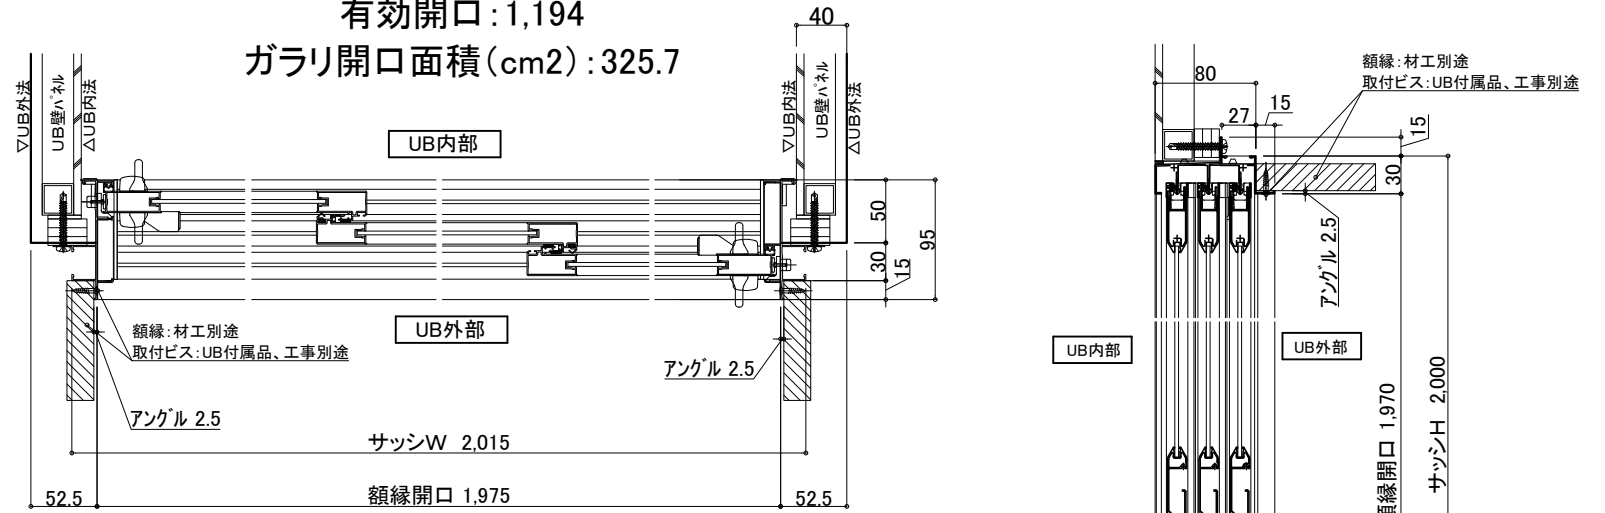

薄型照明


LED薄型照明
MA44S+LED
*2灯

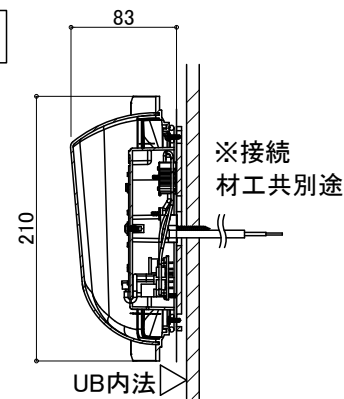

給水・給湯接続

- 一次側設備工事:
 - ・給水管の立上(※樹脂管推奨)
 - ・給水栓エルボとの事前接続工事

- UB工事:
 - ・UB内へ引込

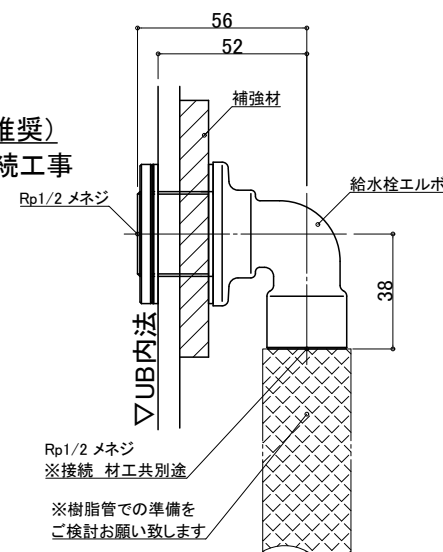

ナースコール

材工別途

設置の場合は位置・開口サイズをお知らせください

UB工事:壁パネル開口まで
以降全て一次側設備・電気工事

天井換気扇

材工別途(オプションでの用意あり)

メーカー・品番・開口サイズをお知らせください

UB工事:天井パネル開口まで
以降全て一次側設備・電気工事

物件名:

介護システムバス ゆとりけあ PROVEフループ -重度化対応- ダイワ化成株式会社	ご手配時の注意事項 ◎仕様をご確認の上、受領印と日付の記入をお願いします。 ◎ご発注後の仕様変更につきましては、追加費用の発生となります。 ◎上記に伴い、納期も変更になりますのでご注意ください。	受領印	縮尺	図名 設備図
			日付 2024.10.01	
				図番 SYX-2020E01-R
				U900 X231RS
				U22_A_-1