



製品図
図名 SYX-2024A01-L
図番 U900 X101(i)L
U22 A -1

配管系統図／脚位置図

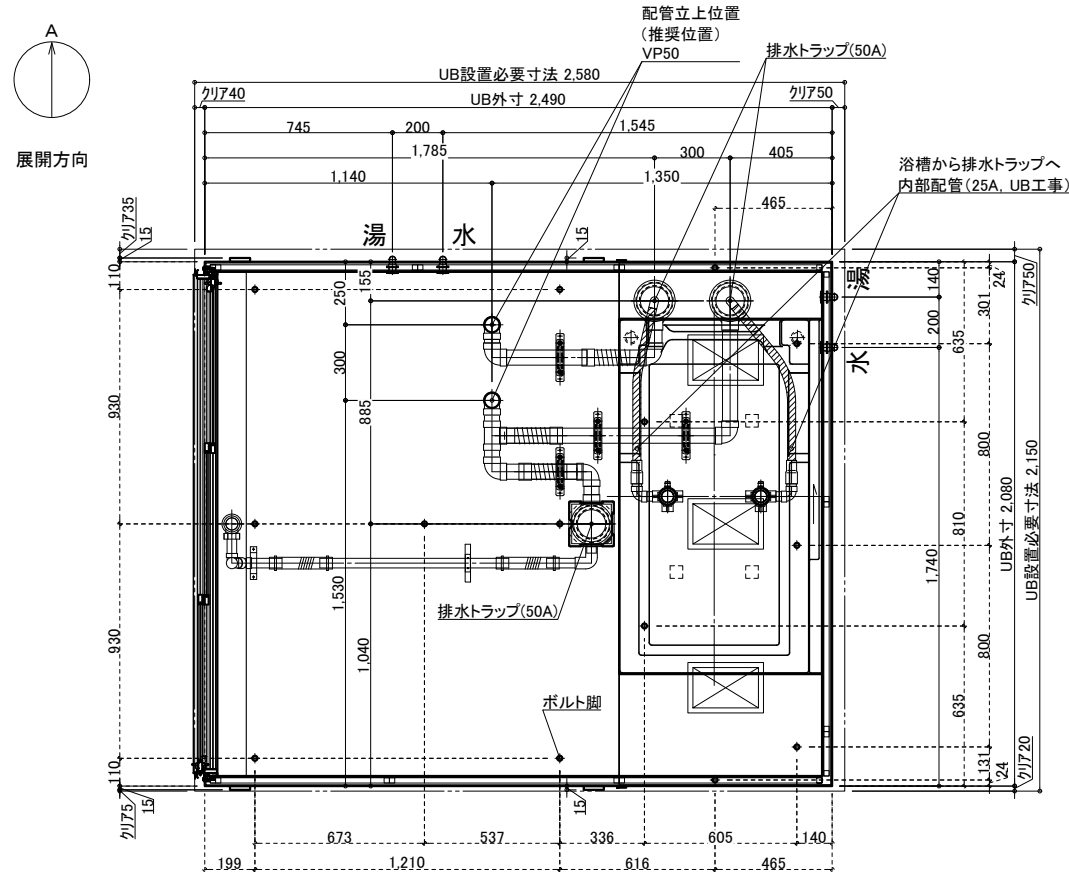


※付属の給水栓エルボ(下図参照)を管に接続し調整可能な状態で立ち上げて下さい。

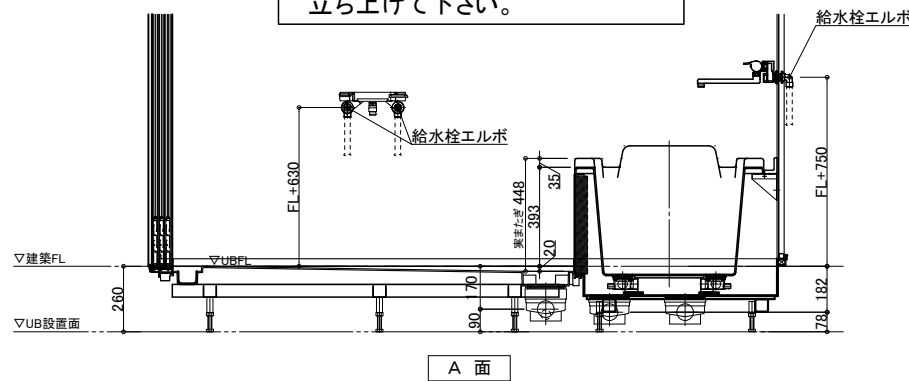

排水接続

*埋め込み必要
VP50 *2箇所

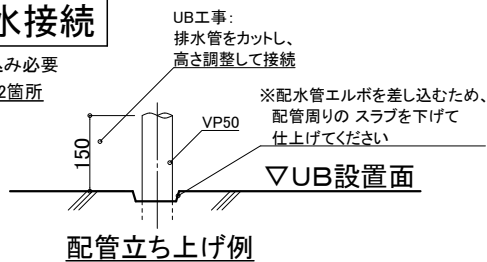


※排水管立ち上げ位置は指定寸法で立ち上げて下さい

※排水管立ち上げ位置は防水パン脚位置より逃げて立ち上げて下さい


3枚引戸

有効開口:1,194
ガラリ開口面積(cm2):325.7

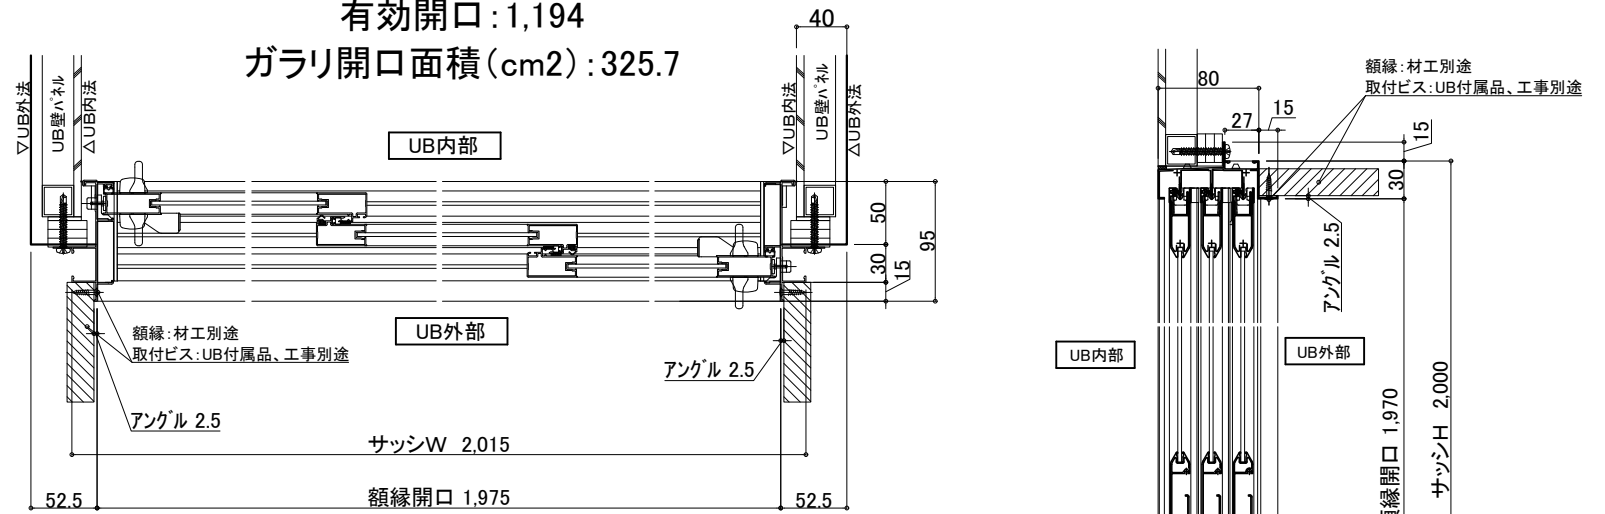


薄型照明

LED薄型照明
MA44S+LED
*2灯

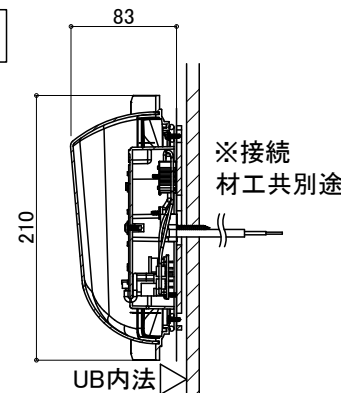

給水・給湯接続

- 一次側設備工事:
 - ・給水管の立上(※樹脂管推奨)
 - ・給水栓エルボとの事前接続工事
- UB工事:
 - ・UB内へ引込

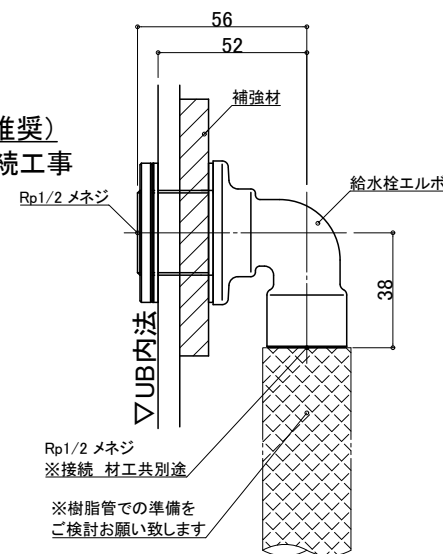

ナースコール

材工別途

設置の場合は位置・開口サイズをお知らせください

UB工事:壁パネル開口まで
以降全て一次側設備・電気工事

天井換気扇




材工別途(オプションでの用意あり)

メーカー・品番・開口サイズをお知らせください

UB工事:天井パネル開口まで
以降全て一次側設備・電気工事

物件名:

介護システムバス ゆとりけあ PROVEフループ -重度化対応- ダイワ化成株式会社	ご心配時の注意事項	受領印	縮尺	設備図	
				図名	SYX-2024A01-L
				日付	2024.10.01
				図番	U900 X101(i)LS U22_A_S-1

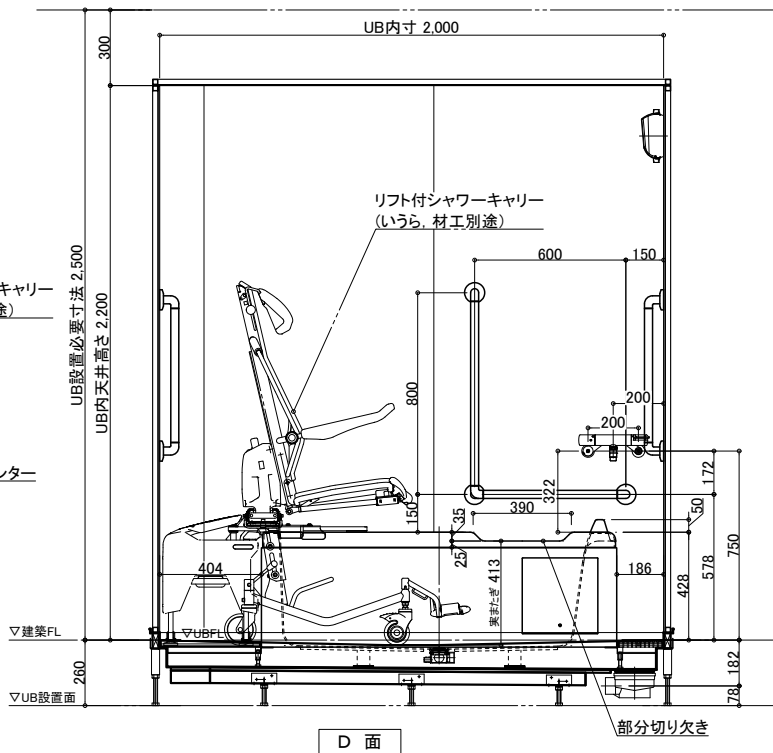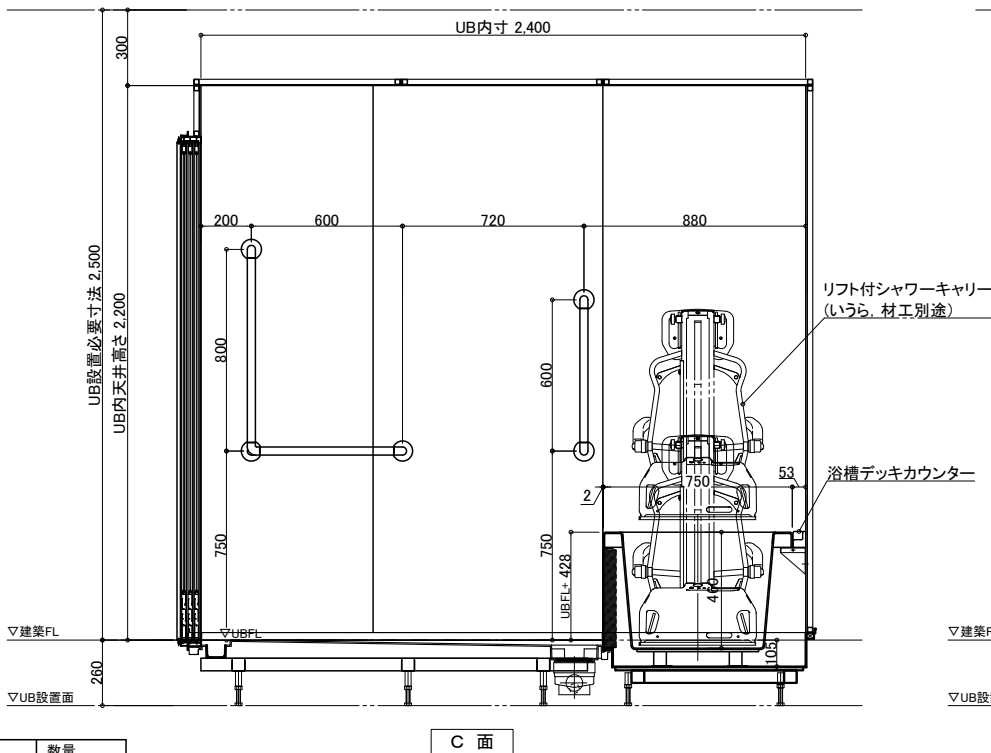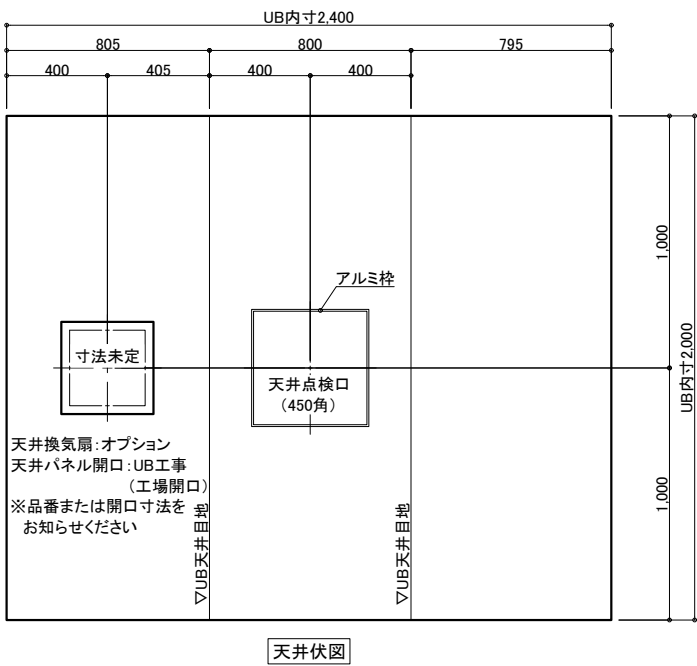

	名 称	仕 様（重量化対応）	カラー	数量		名 称	仕 様	カラー	数量	
本 体	浴槽	FRP浴槽 FP-1475V 部分切欠き、バックレスト、ポップアップ栓	ホワイト	1	本 体	手すり	U型 400*800	ホワイト	1	
							I型 600	ホワイト	2	
	デッキカウンター	FRP	ホワイト					L型 800*600	ホワイト	2
	エプロン	ABS	ホワイト							
	壁	スタンダードパネル	エンボスアイボリー／エンボスピンク							
	床	FRP	ミディアムグレー／ライトブラウン		スライドフック	樹脂製	ホワイト	1		
	天井	フラット天井	オフホワイト			ナースコール加工	UB工事：壁パネル開口まで		*オプション	
	ドア	3枚引き戸（両開き）有効開口：1194	シルキーホワイト	1	窓枠	フリー窓枠	ホワイト	*オプション		
	収納	化粧棚	—	2	給 排 水	水 栓 金 具	洗い場水栓：サマースイッチシャワーシャワーホース 2m	1		
	照明	LED薄型照明	—	2			浴槽水栓：サマー壁付浴槽水栓	1		
	洗面置き台	樹脂製		1			スパウト L=220（浴槽水栓用）			
	鏡	防湿ミラー300*700*t15		1			断熱カバー	2		
リフト	いすら リフト付シャワーキャリー・リフト LS-310/LS-500・LTC-100		別途	給水・給湯管 排水管			Rp1/2メネジ止め 塩ビ管 VP50			
				換気扇	UB工事：天井・パネル開口まで		*オプション			

図名	製品図
	SYX-2024A01-R
図番	U900 X101(i)R
	U22_A_-1


介護システムバス
ゆとりけあ
PROVE プループ
-重度化対応-
ダイワ化成株式会社

◎仕様をご確認の上、受領印と日付の記入をお願いします。


◎ご発注後の仕様変更につきましては、追加費用の発生となります。

◎上記に伴い、納期も変更になりますのでご注意ください。

配管系統図／脚位置図

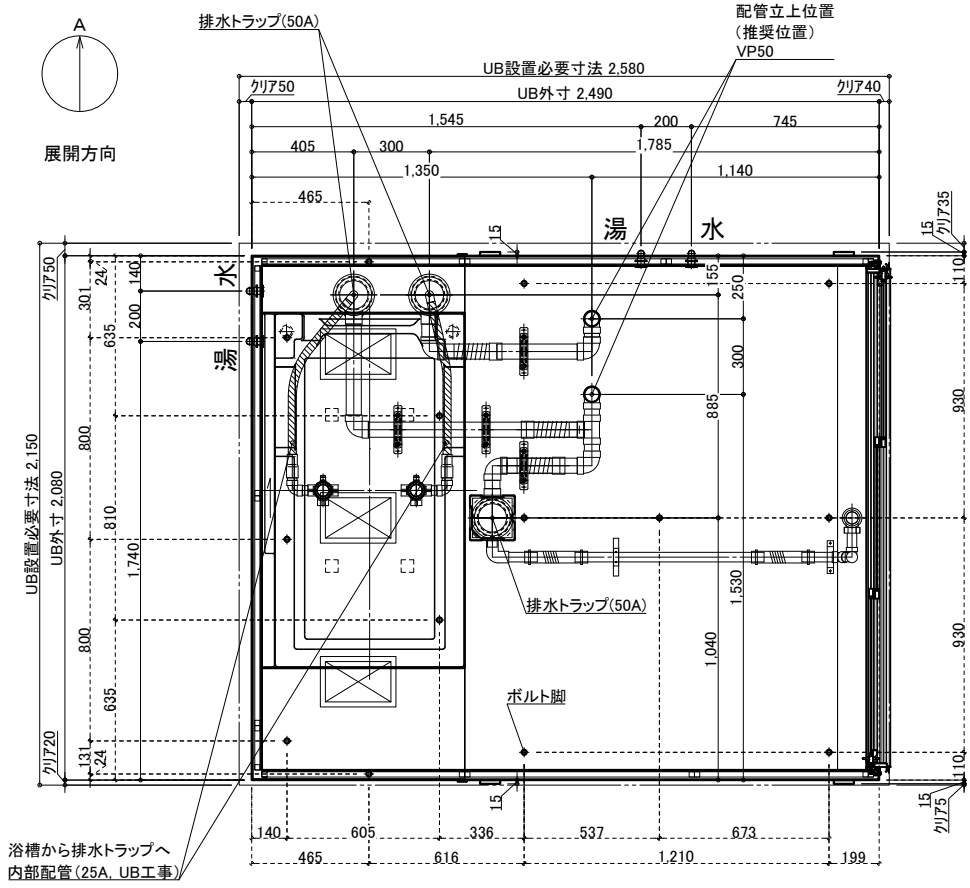

※付属の給水栓エルボ(下図参照)
を管に接続し調整可能な状態で
立ち上げて下さい。

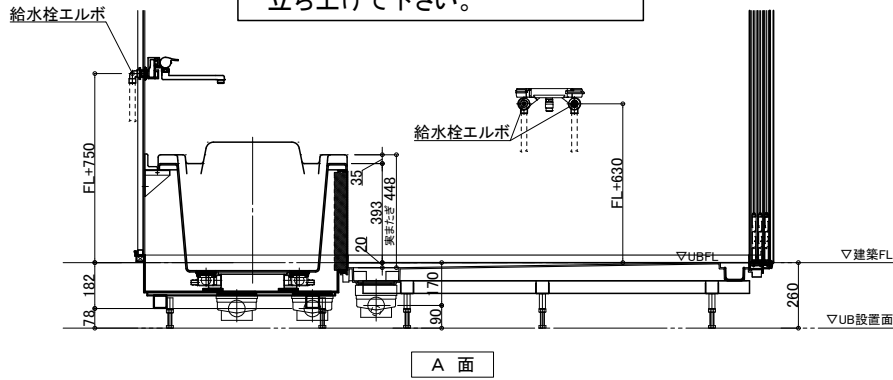

排水接続

VP50 *2箇所

UB工事：
排水管をカットし、
高さ調整して接続

※配水管エルボを差し込むため、
配管周りの スラブを下げて
仕上げてください

▽UB設置面

配管立ち上げ例

※排水管立ち上げ位置は指定寸法で立ち上げてください

※排水管立ち上げ位置は防水パン
脚位置より逃げて立ち上げて下さい

3枚引戸


有効開口:1,194

ガラリ開口面積(cm2):325.7



薄型照明


LED薄型照明
MA44S+LED
*2灯

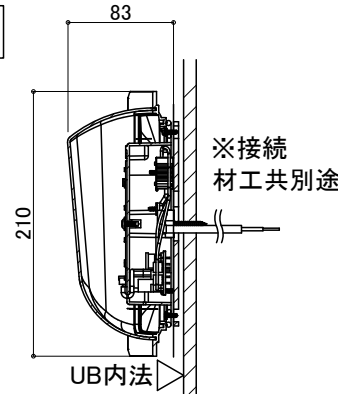

給水・給湯接続

- 一次側設備工事：
・給水管の立上（※樹脂管推奨）
・給水栓エルボとの事前接続工事

- UB工事:
・UB内へ引込

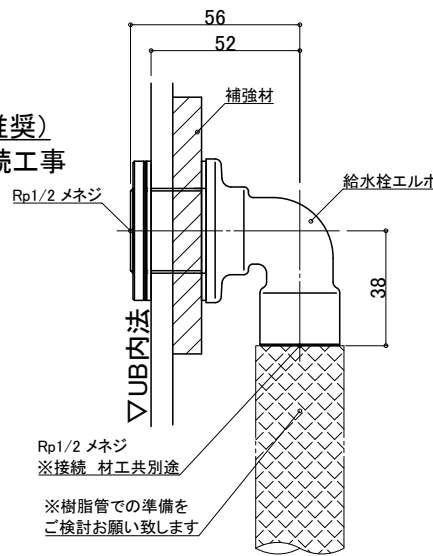

ナースコール

材工別途

設置の場合は位置・開口サイズをお知らせください

UB工事：壁パネル開口まで
以降全て一次側設備・電気工事

天井換気扇

材工別途(オプションでの用意あり)

メーカー・品番・開口サイズをお知らせください

UB工事：天井パネル開口まで
以降全て一次側設備・電気工事

物件名:

介護システムバス
 ゆとりけあ
 PROVEブルー
 -重度化対応-
 アイワ化成株式

一 ご手配時の注意事項

◎仕様をご確認の上、受領印と日付の記入をお願いします。

◎ご発注後の仕様変更につきましては、追加費用の発生となります。

◎上記に伴い、納期も変更になりますのでご注意ください。

—受領印

縮尺

日付 2024.10.01

設備図

SYX-2024A01-R

U900 X101(i)RS

U22_ A__S-1