




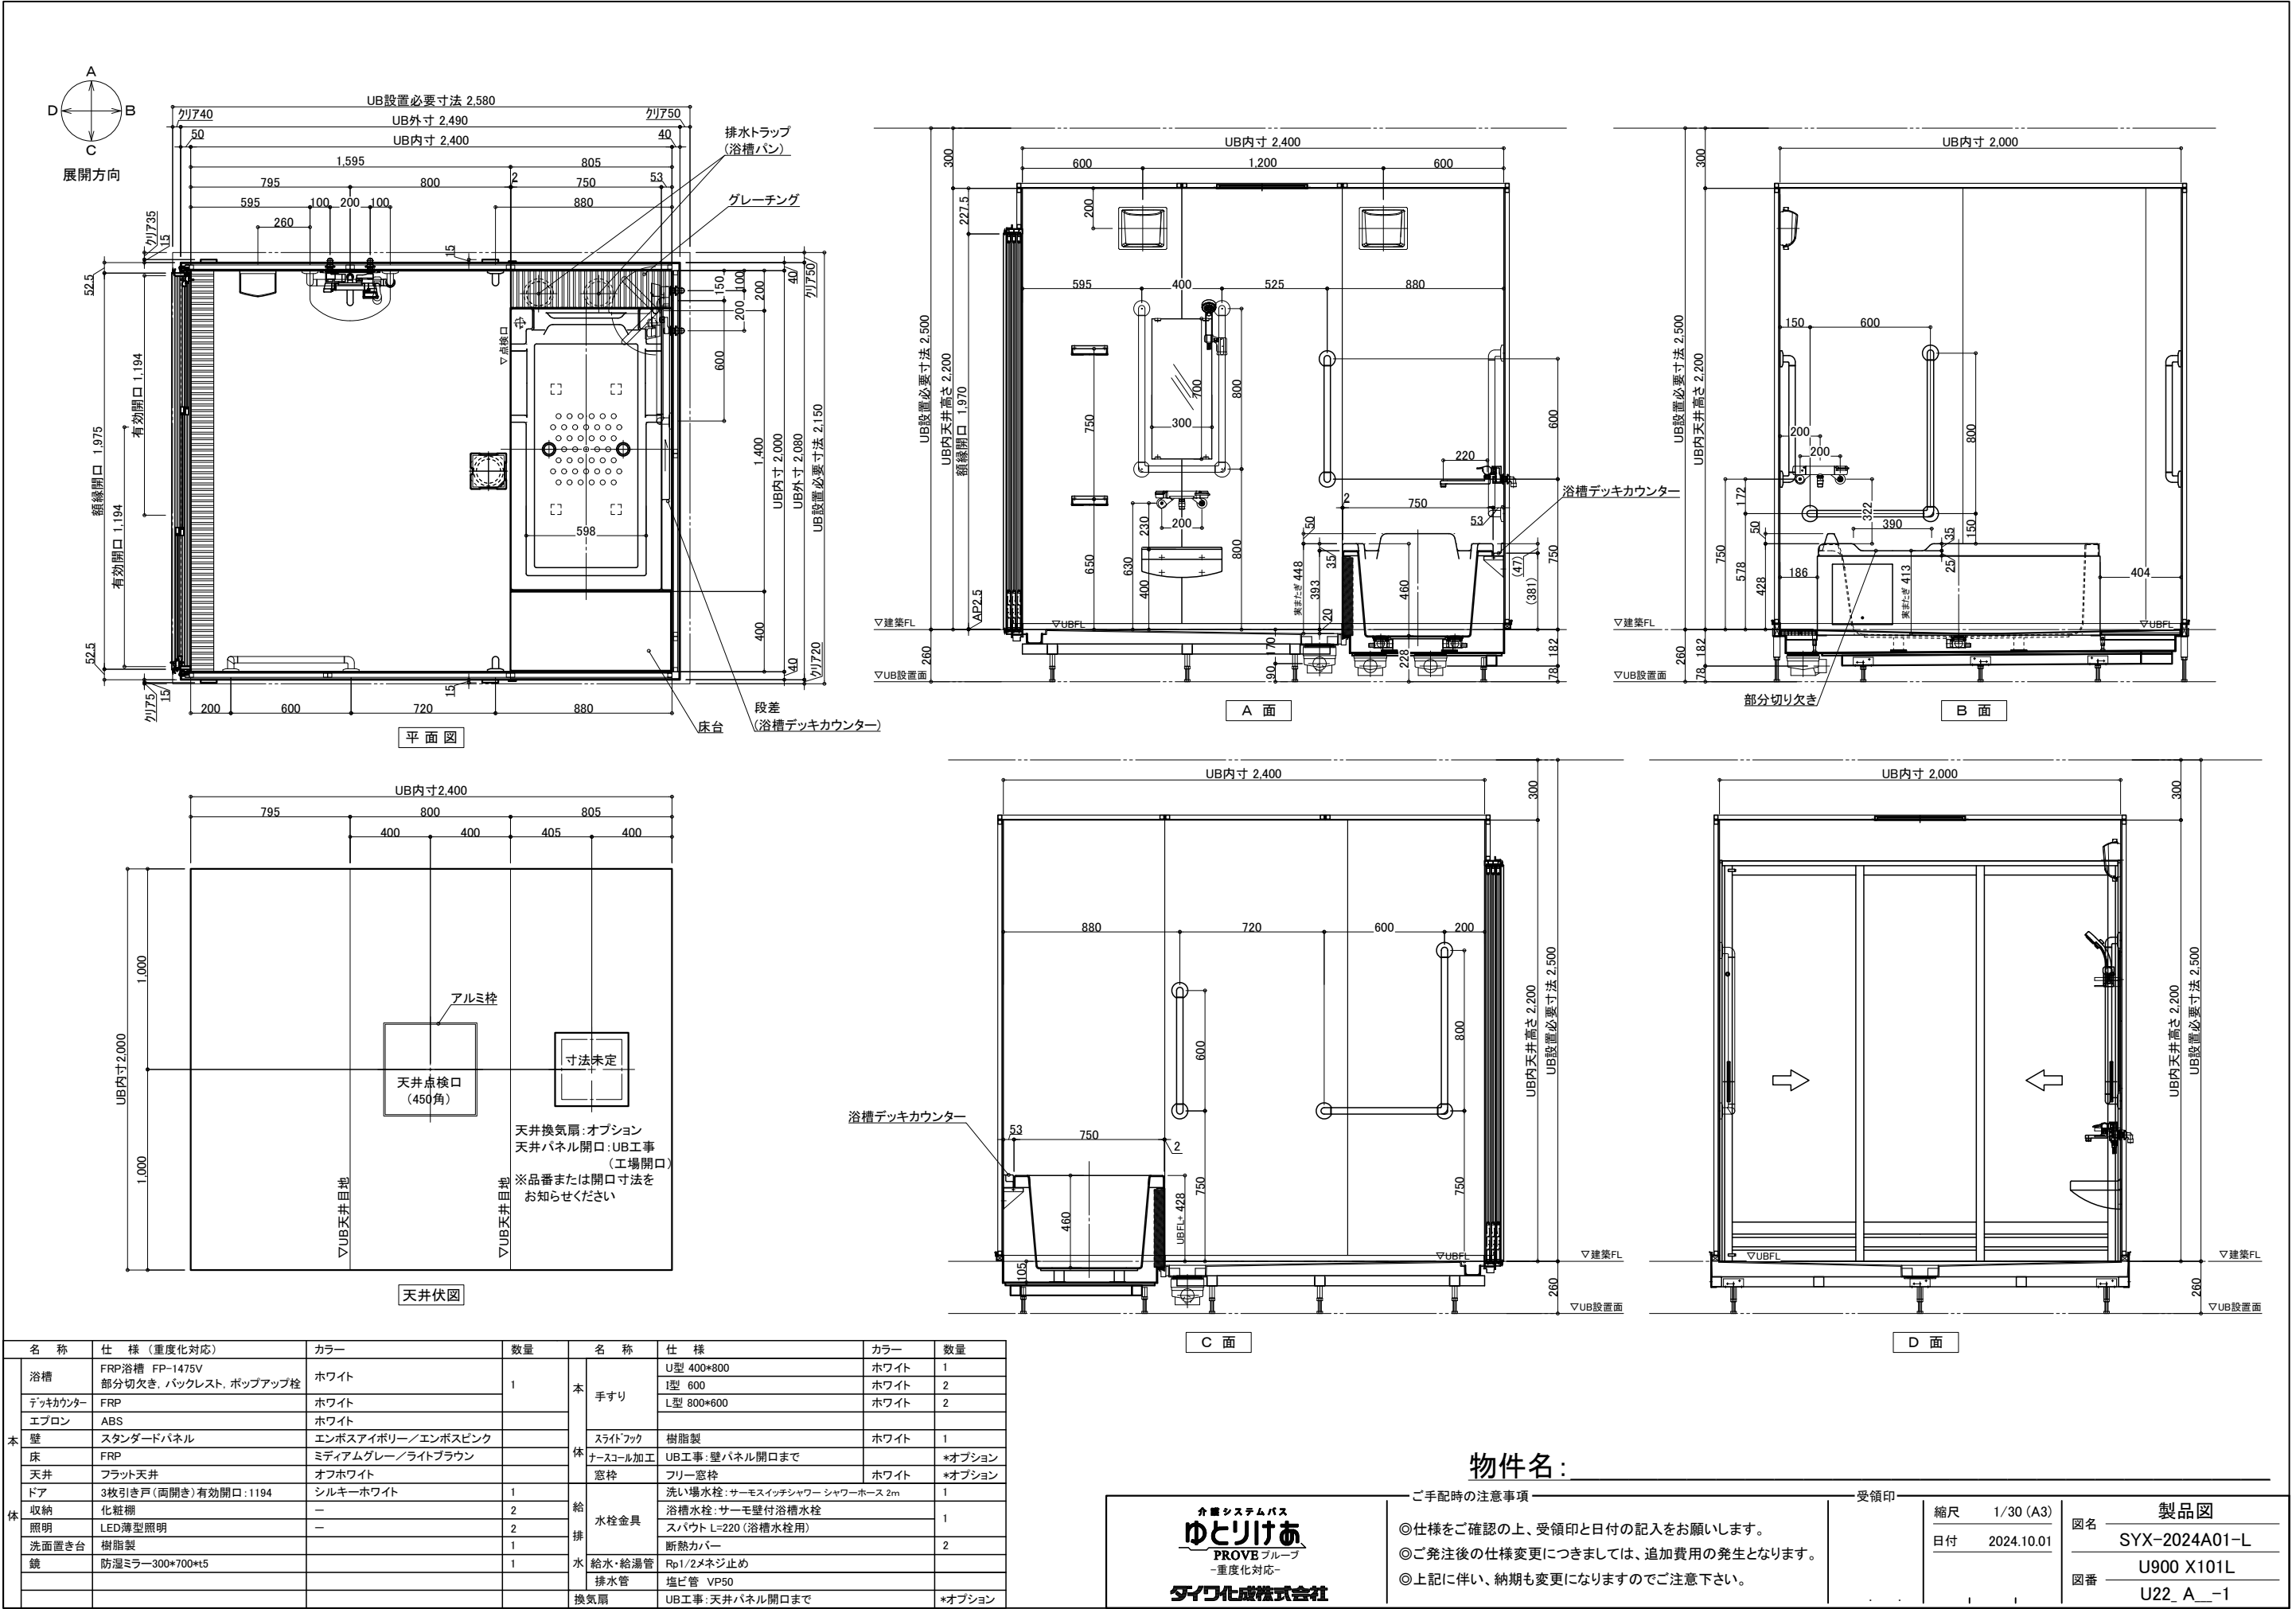

配管系統図／脚位置図

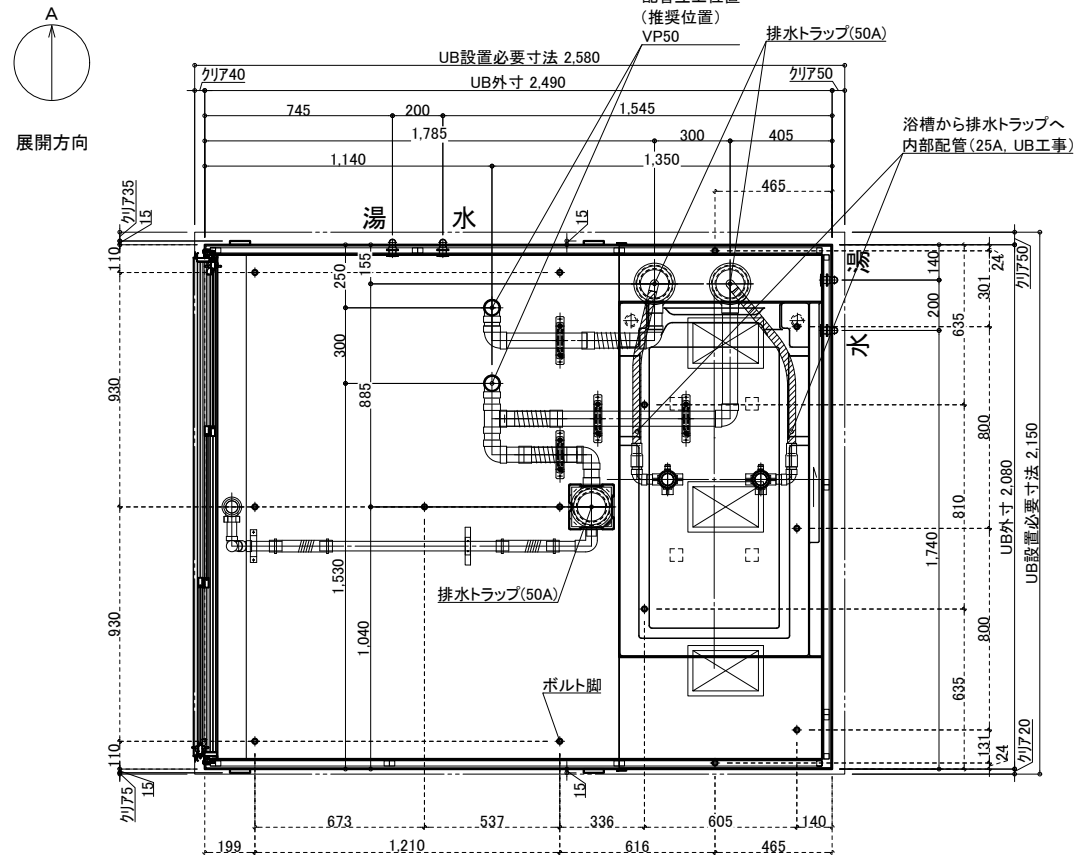

※付属の給水栓エルボ(下図参照)
を管に接続し調整可能な状態で
立ち上げて下さい。

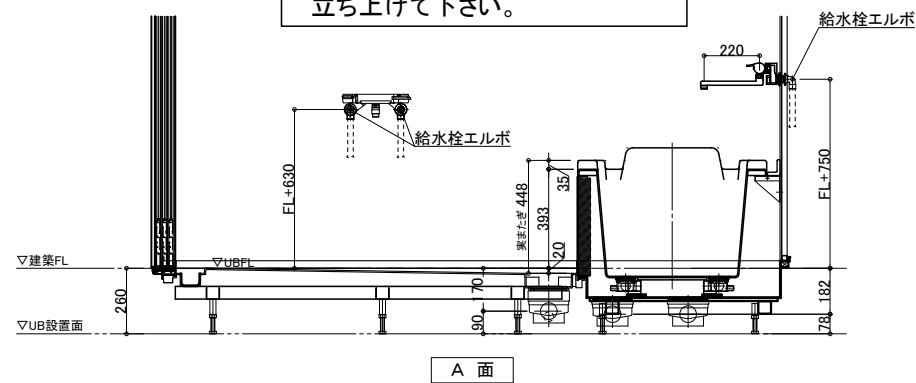

排水接続

*埋め込み必要
VP50 *2箇所

UB工事：
排水管をカットし、
高さ調整して接続

※配水管エルボを差し込むため、
配管周りの スラブを下げて
仕上げてください

▽UB設置面

配管立ち上げ例


※排水管立ち上げ位置は指定寸法で立ち上げてください

※排水管立ち上げ位置は防水パン
脚位置より逃げて立ち上げて下さい

3枚引戸


有効開口:1,194

ガラリ開口面積(cm2):325.7

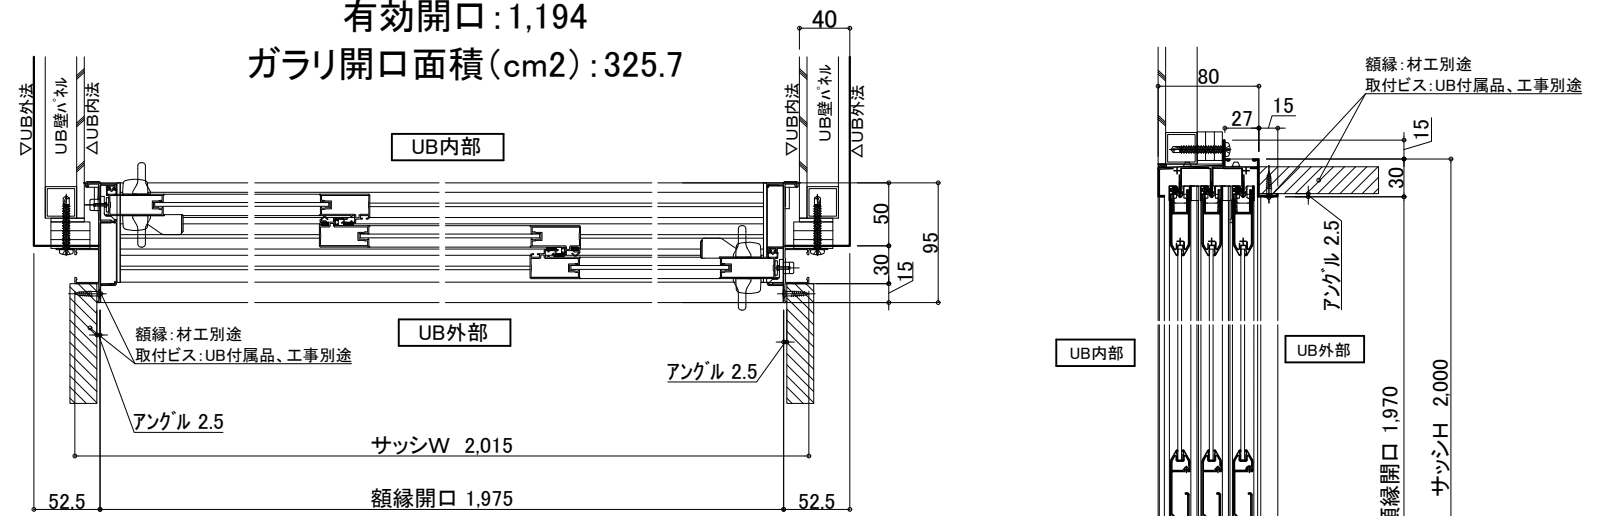


薄型照明

LED薄型照明
MA44S+LED
*2灯

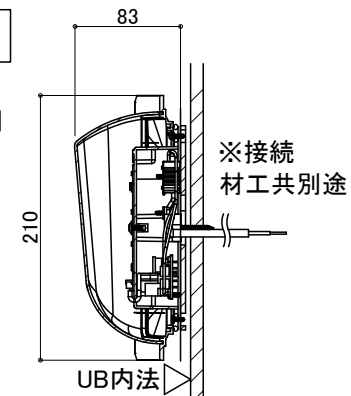

給水・給湯接続

- 一次側設備工事：
・給水管の立上(※樹脂管推奨)
・給水栓エルボとの事前接続工事
Rp1/2

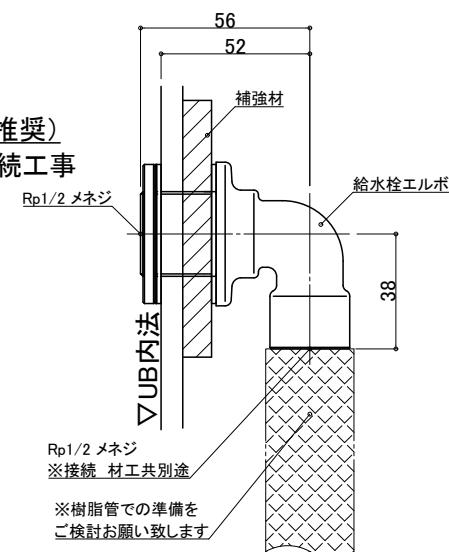

ナースコール

材工別途

設置の場合は位置・開口サイズをお知らせください

UB工事:壁パネル開口まで
以降全て一次側設備・電気工事

天井換気扇






材工別途(オプションでの用意あり)

メーカー・品番・開口サイズをお知らせください

UB工事:天井パネル開口まで
以降全て一次側設備・電気工事

物件名:

	ご手配時の注意事項 ◎仕様をご確認の上、受領印と日付の記入をお願いします。 ◎ご発注後の仕様変更につきましては、追加費用の発生となります。 ◎上記に伴い、納期も変更になりますのでご注意ください。	受領印	<table border="1"> <thead> <tr> <th colspan="2">縮尺</th> <th colspan="2">設備図</th> </tr> </thead> <tbody> <tr> <td>日付</td> <td>2024.10.01</td> <td>図名</td> <td>SYX-2024A01-L</td> </tr> <tr> <td></td> <td></td> <td>図番</td> <td>U900 X101LS U22 A S-1</td> </tr> </tbody> </table>	縮尺		設備図		日付	2024.10.01	図名	SYX-2024A01-L			図番	U900 X101LS U22 A S-1
縮尺		設備図													
日付	2024.10.01	図名	SYX-2024A01-L												
		図番	U900 X101LS U22 A S-1												

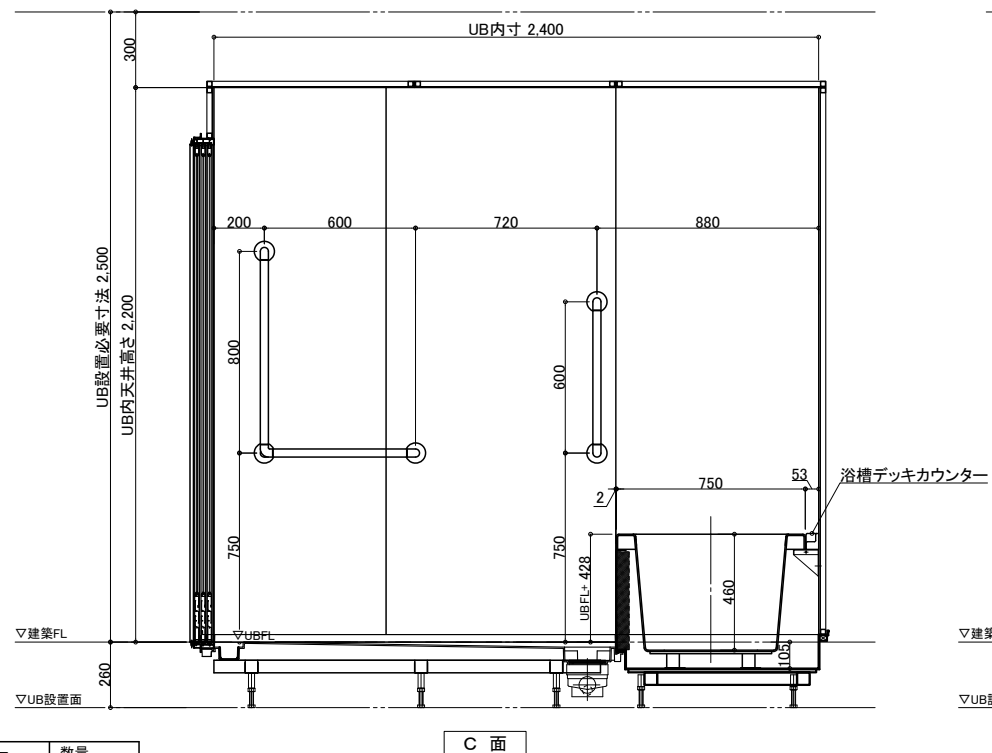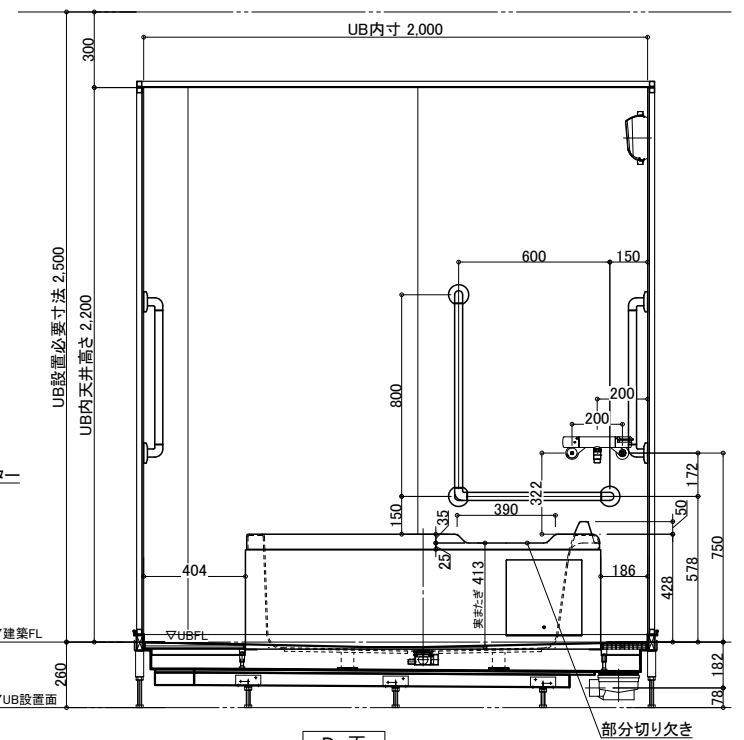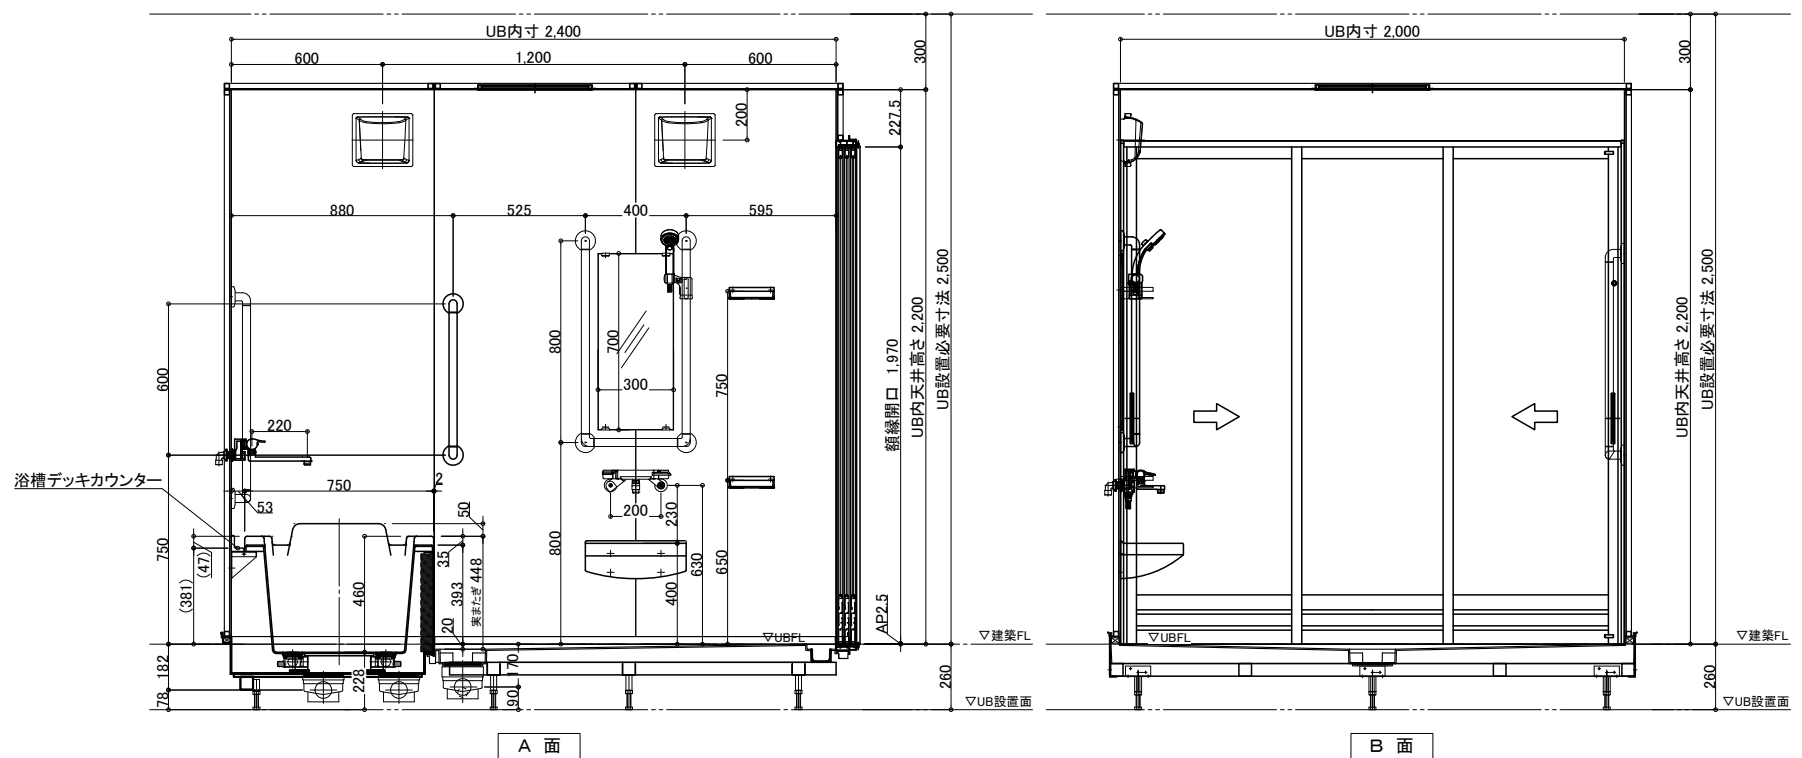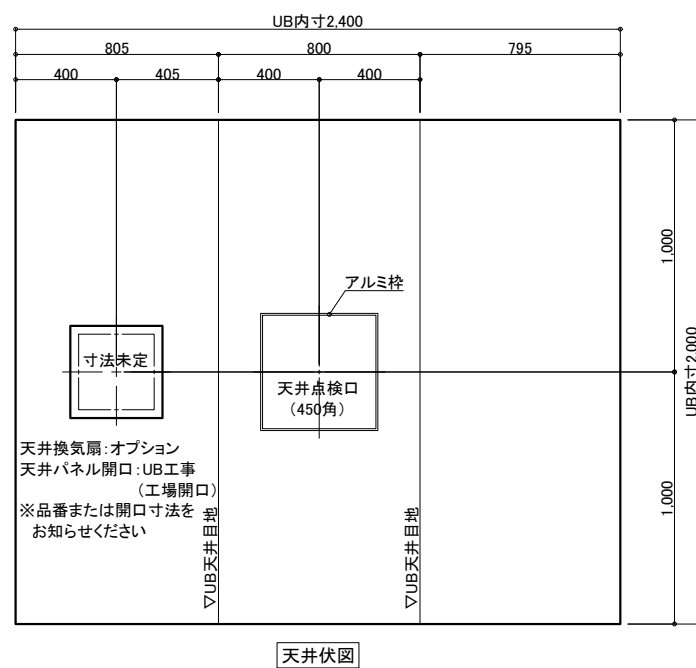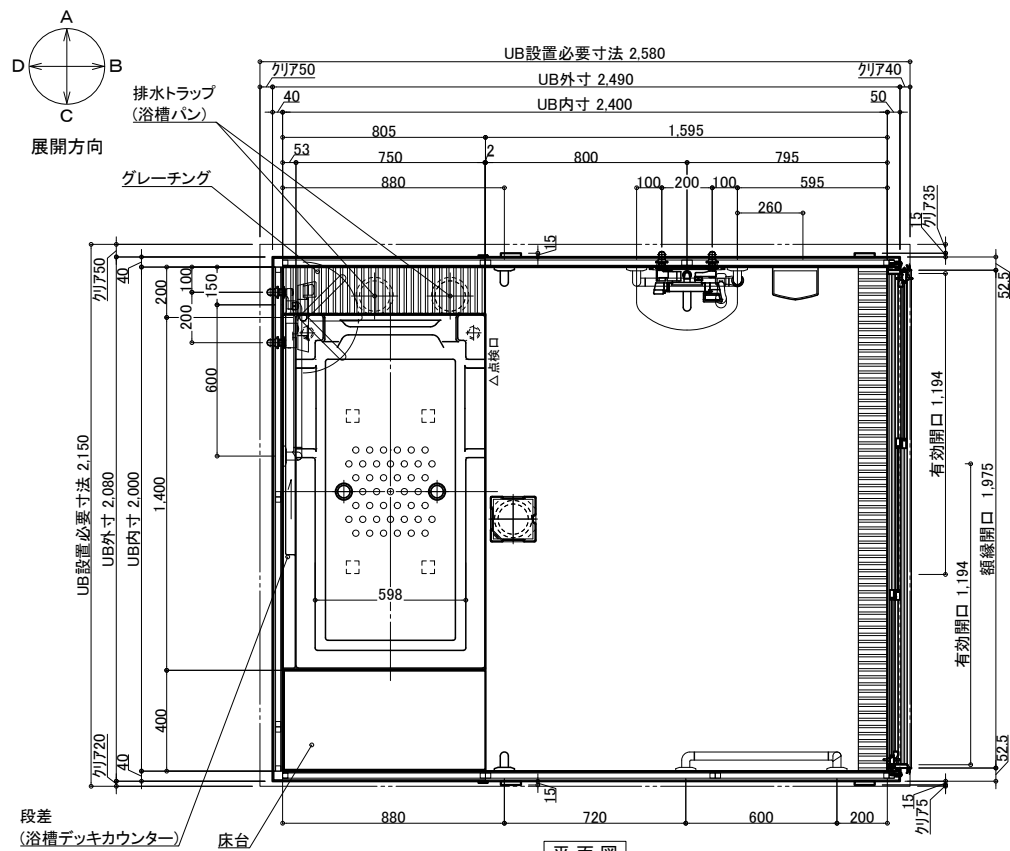

名 称				仕 様 (重度化対応)				カラー				数量				
本 体	浴槽	FRP浴槽 FP-1475V 部分切欠き、バックレスト、ポップアップ栓		ホワイト		1		本 体	手すり	U型 400*800		ホワイト		1		
										I型 600		ホワイト		2		
										L型 800*600		ホワイト		2		
	壁	スタンダードパネル		エンボスアイボリー/エンボスピンク				体	スライドフック	樹脂製		ホワイト		1		
		FRP		ミディアムグレー/ライトブラウン						ネスコール加工 窓枠	UB工事:壁パネル開口まで				*オプション	
	天井	フラット天井		オフホワイト				窓枠	フリー窓枠		ホワイト		*オプション			
		ドア		3枚引き戸 (両開き)有効開口:1194		シルキーホワイト			1							
	体	収納	化粧棚		—		2		給 排 水	水栓金具	洗い場水栓:サマスイツシャワー シャワーホース 2m				1	
			照明		LED薄型照明		2				浴槽水栓:サマモ壁付浴槽水栓				1	
洗面置き台		樹脂製		1		スパウト L=220 (浴槽水栓用)										
鏡		防湿ミラー300*700*t5		1		断熱カバー					2					
								水			給水・給湯管 排水管		Rp1/2メネジ止め 塩ビ管 VP50			
									換気扇	UB工事:天井パネル開口まで				*オプション		

物件名:

—ご手配時の注意事項—

—受領印—

縮尺 1/30 (A3)

日付 2024.10.01


製品図

SYX-2024A01-R


U900 X101R

U22 A -1

配管系統図／脚位置図

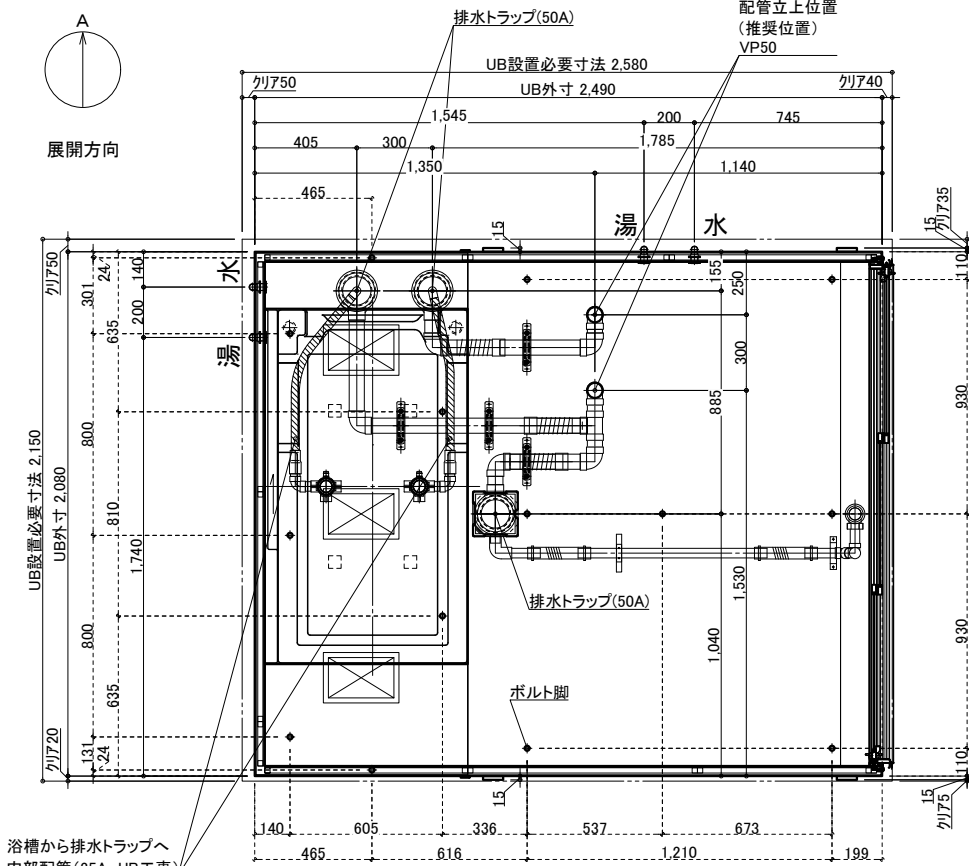

※付属の給水栓エルボ(下図参照)
を管に接続し調整可能な状態で
立ち上げて下さい。

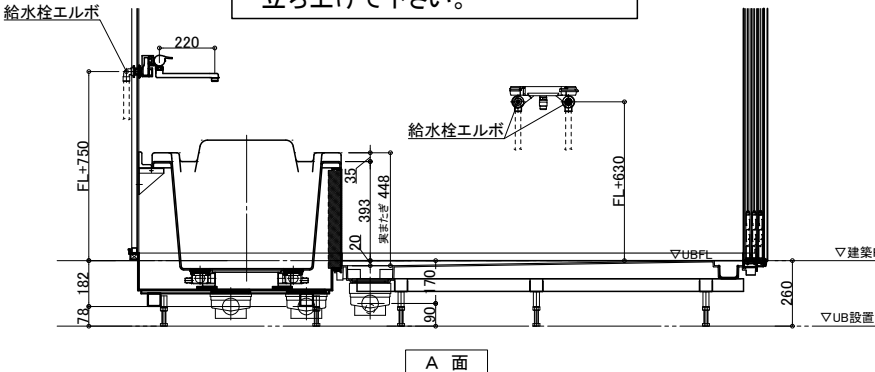

排水接続

VP50 *2箇所

UB工事：
排水管をカットし
高さ調整して接続

※配水管エルボを差し込むため
配管周りの スラブを下げて
仕上げてください

▽UB設置面

配管立ち上げ例

※排水管立ち上げ位置は指定寸法で立ち上げてください

※排水管立ち上げ位置は防水パン
脚位置より逃げて立ち上げて下さい

3枚引戸


有効開口:1,194

ガリ開口面積(cm²):325.7



薄型照明


LED薄型照明
MA44S+LED
*2灯

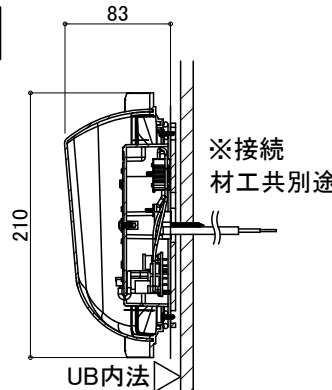

給水・給湯接続

- 一次側設備工事：
・給水管の立上（※樹脂管推奨）
・給水栓エルボとの事前接続工事

- UB工事:
・UB内へ引込

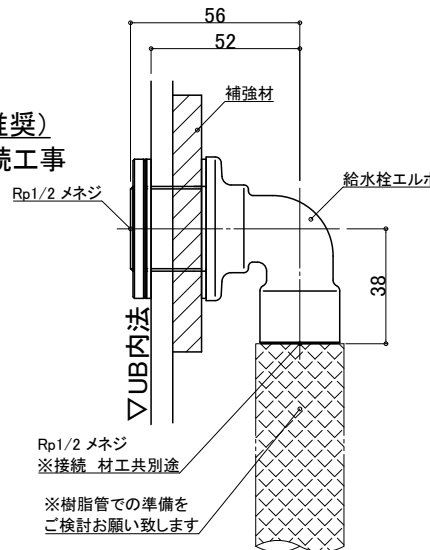

ナースコール

材工別途

設置の場合は位置・開口サイズをお知らせください

UB工事:壁パネル開口まで
以降全て一次側設備・電気工事

天井換氣扇

材工別途(オプションでの用意あり)

メーカー・品番・開口サイズをお知らせください

UB工事:天井パネル開口まで
以降全て一次側設備・電気工事

物件名:

—ご手配時の注意事項

—受領印

縮尺

日付 2024.10.01

設備図

SYX-2024A01-R

U900 X101RS

U22 A S-1

介護システムバス
ゆとりけあ
 PROVE プルーフ
 -重度化対応-
 ショールーム

◎仕様をご確認の上、受領印と日付の記入をお願いします。
◎ご発注後の仕様変更につきましては、追加費用の発生となります。
◎上記に伴い、納期も変更になりますのでご注意ください。