
 

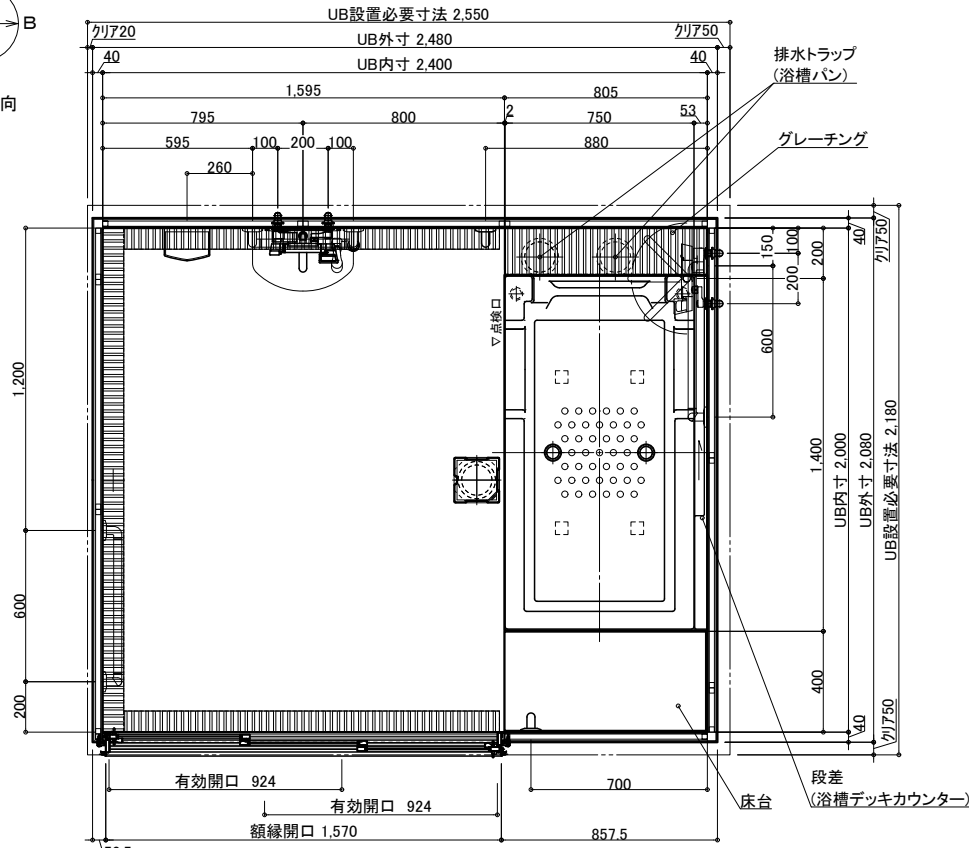





平面図

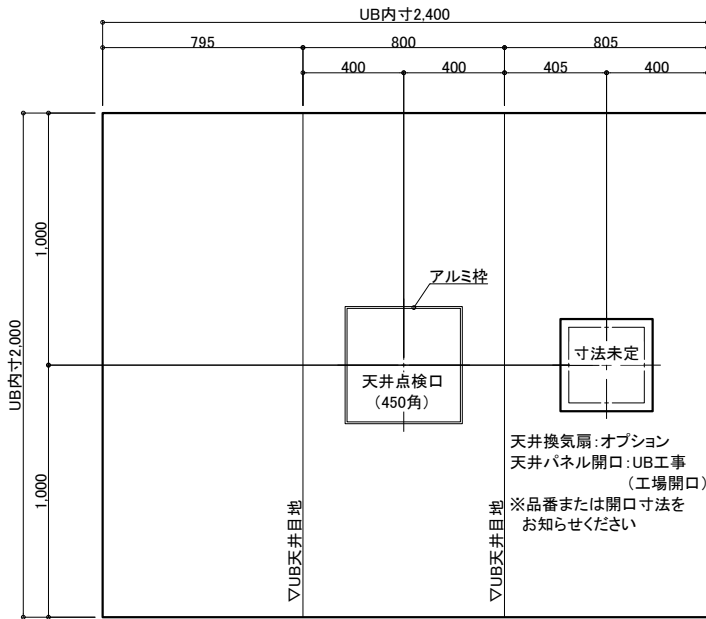


天井伏図

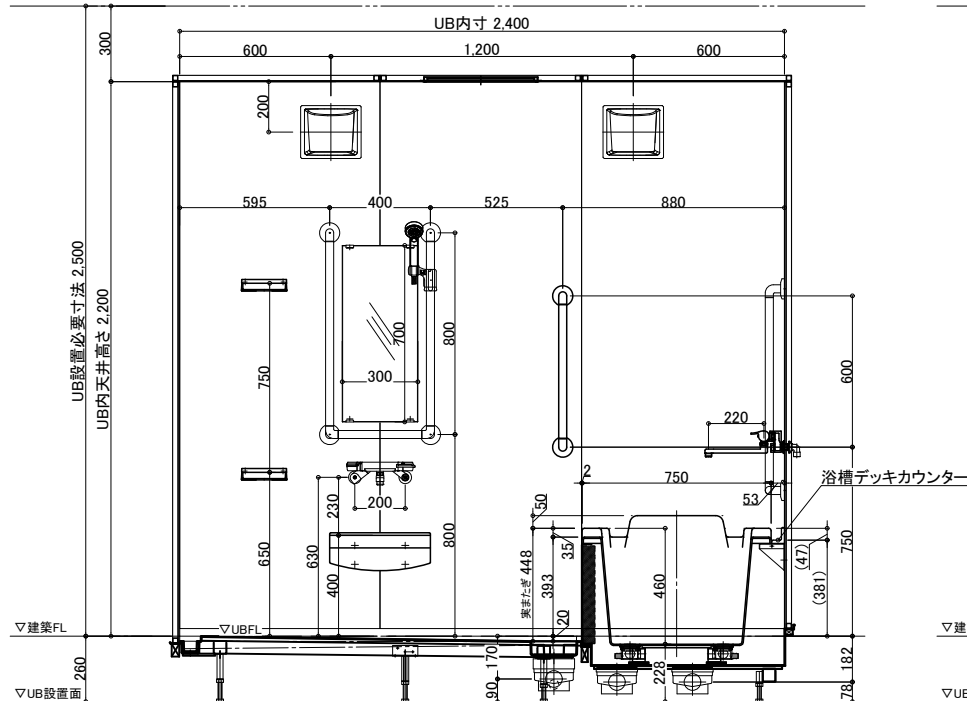


A 面

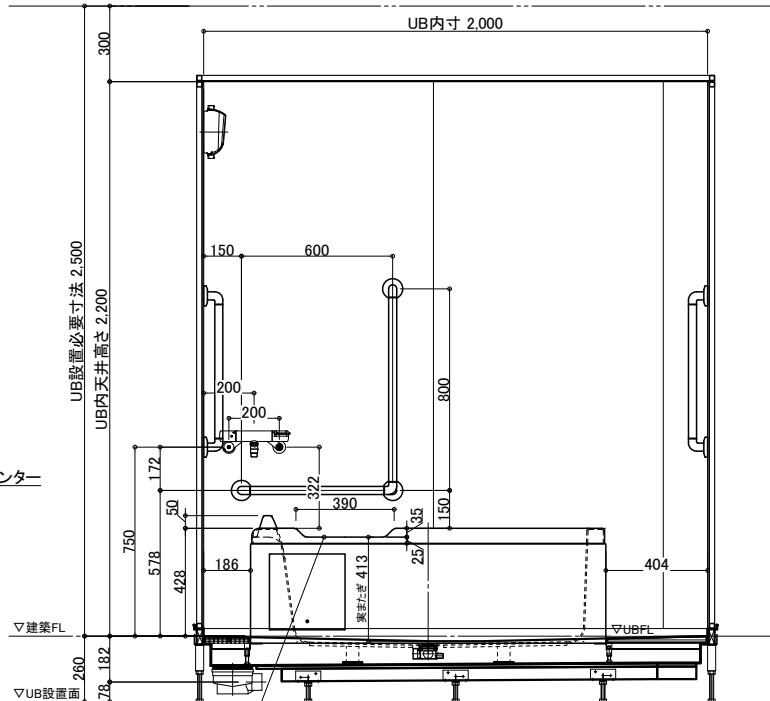

B 面

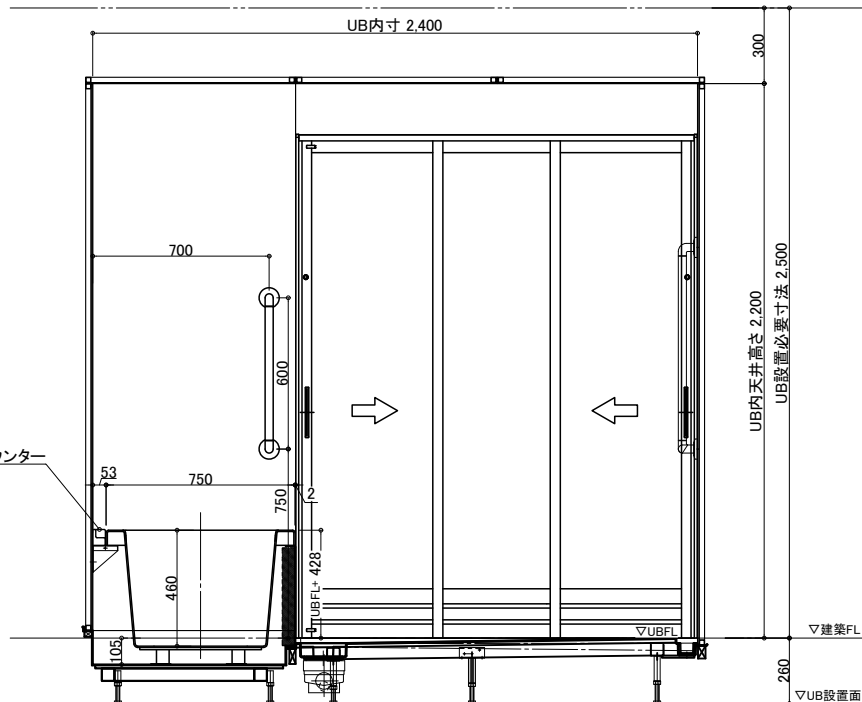

C 面

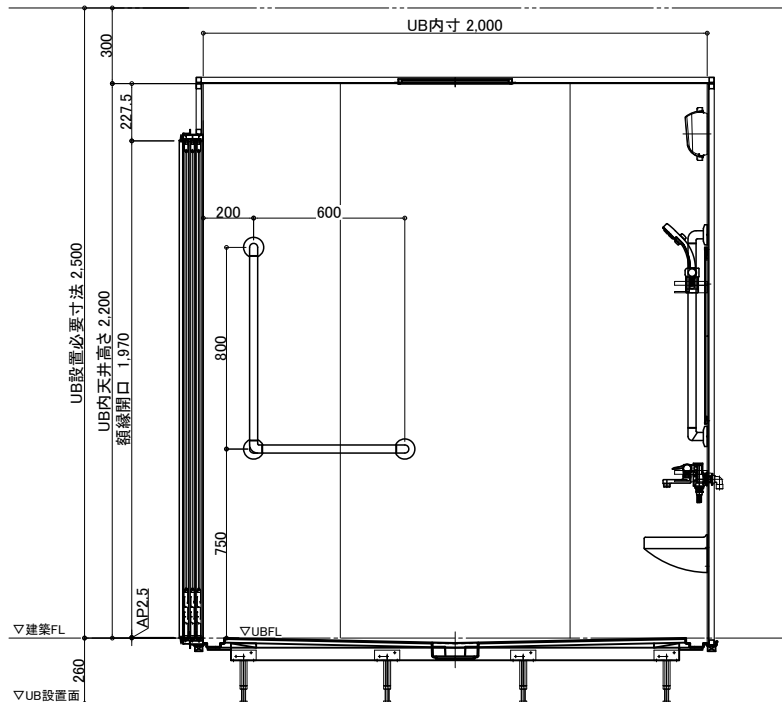

D 面

名 称	仕 様 (重度化対応)	カラー	数量	名 称	仕 様	カラー	数量
浴槽	FRP浴槽 FP-1475V 部分切欠き, バックレスト, ポップアップ栓	ホワイト	1	手すり	U型 400*800	ホワイト	1
デッキカウンター	FRP	ホワイト			逆型 600	ホワイト	2
エプロン	ABS	ホワイト			L型 800*600	ホワイト	2
壁	スタンダードパネル	エンボスアイボリー/エンボスピンク		スライドフック	樹脂製	ホワイト	1
床	FRP	ミディアムグレー/ライトブラウン		ナースコール加工	UB工事: 壁パネル開口まで	*オプション	
天井	フラット天井	オフホワイト		窓枠	フリー窓枠	ホワイト	*オプション
ドア	3枚引き戸 (両開き) 有効開口: 924	シルキーホワイト	1	洗い場水栓: サーマスイッチシャワー シャワーホース 2m			1
収納	化粧棚	—	2	浴槽水栓: サーマ壁付浴槽水栓			1
照明	LED薄型照明	—	2	断熱カバー			2
洗面置き台	樹脂製	—	1	給水・給湯管	Rp 1/2メネジ止め		
鏡	防湿ミラー 300*700*15	—	1	排水管	塩ビ管 VP50		
				換気扇	UB工事: 天井パネル開口まで	*オプション	

物件名:

ご配時の注意事項

受領印


◎仕様をご確認の上、受領印と日付の記入をお願いします。
◎ご発注後の仕様変更につきましては、追加費用の発生となります。
◎上記に伴い、納期も変更になりますのでご注意ください。

縮尺 1/30 (A3)
日付 2024.10.01


製品図
図名 SYX-2024A02-L
図番 U900 X102L
U22_A_-1

介護システムバス
ゆとりけあ
PROVEフループ
-重度化対応-
ダイワ化成株式会社

配管系統図／脚位置図

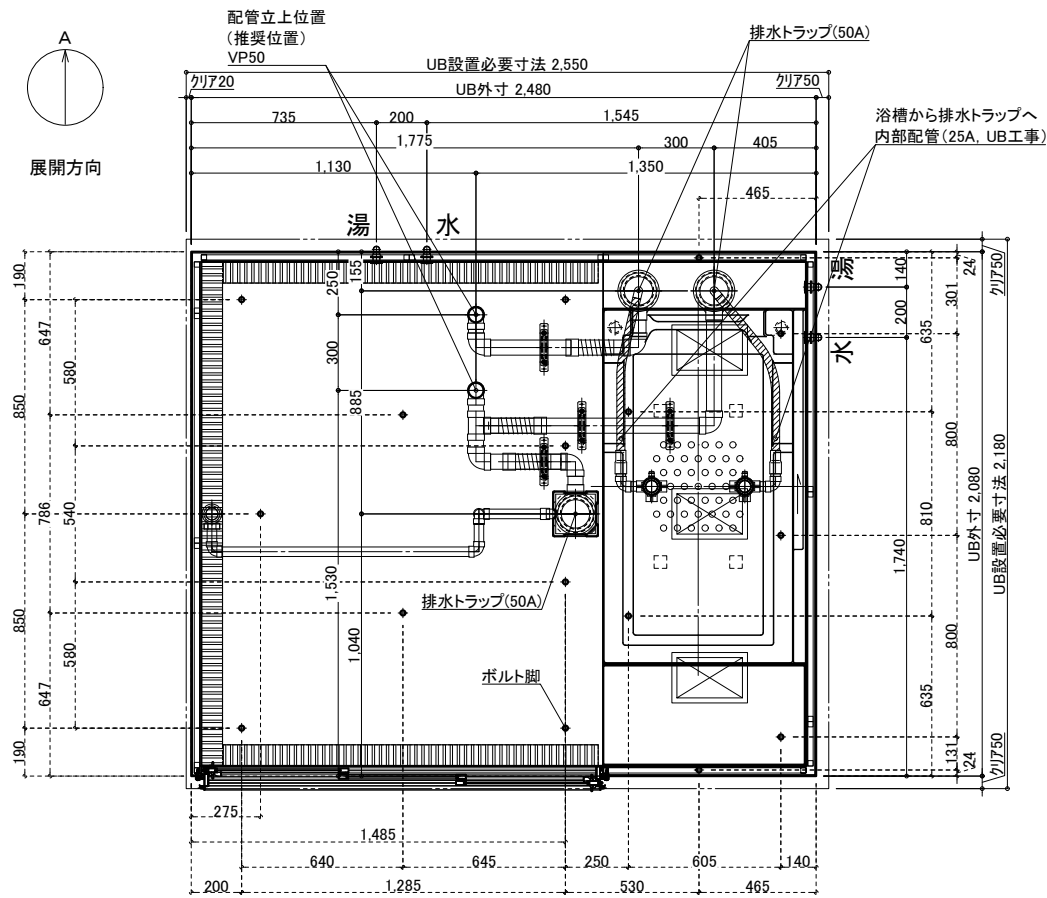


※付属の給水栓エルボ(下図参照)
を管に接続し調整可能な状態で
立ち上げて下さい。

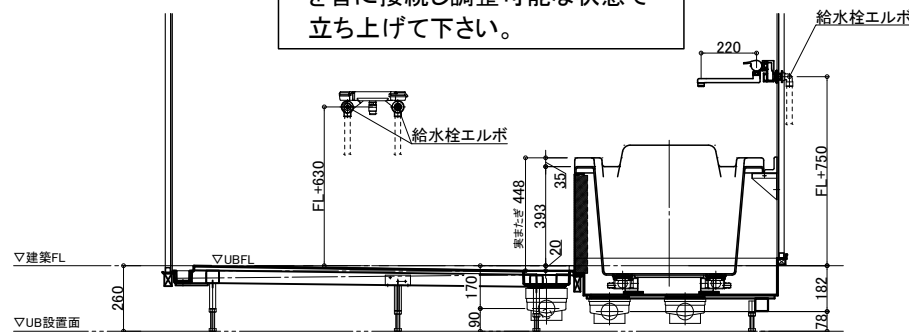

A 面

排水接続

*埋め込み必要
VP50 *2箇所

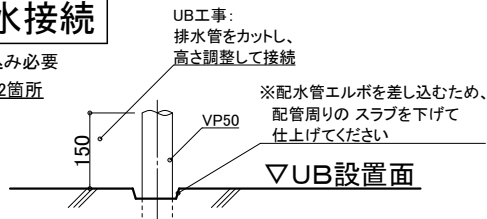


配管立ち上げ例

※排水管立ち上げ位置は指定寸法で立ち上げて下さい

※排水管立ち上げ位置は防水パン
脚位置より逃げて立ち上げて下さい


3枚引戸

有効開口: 924
ガラリ開口面積 (cm²): 250.4

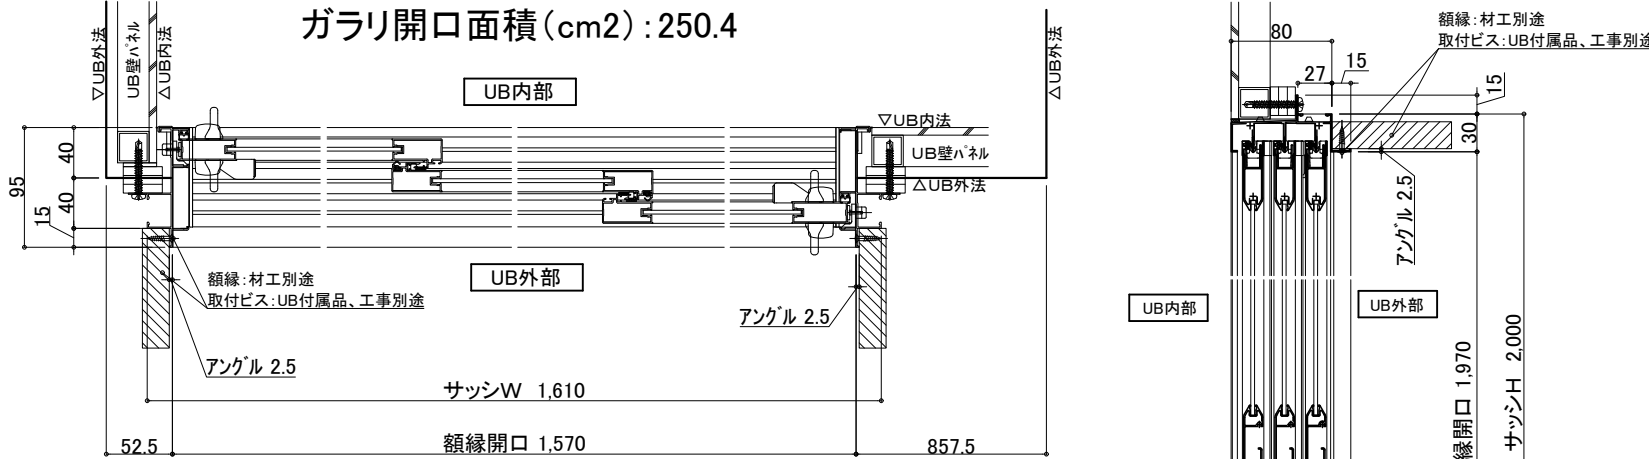

薄型照明


LED薄型照明
MA44S+LED
*2灯

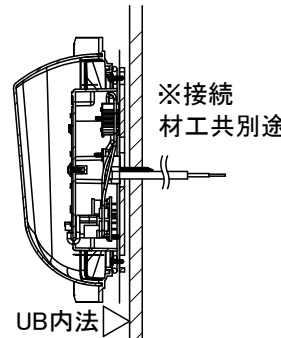

給水・給湯接続

- 一次側設備工事:
 - ・給水管の立上(※樹脂管推奨)
 - ・給水栓エルボとの事前接続工事

- UB工事:
 - ・UB内へ引込

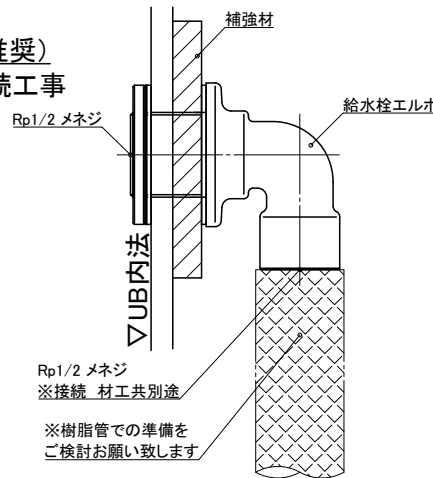

ナースコール

材工別途

設置の場合は位置・開口サイズをお知らせください

UB工事: 壁パネル開口まで
以降全て一次側設備・電気工事

天井換気扇







材工別途(オプションでの用意あり)

メーカー・品番・開口サイズをお知らせください

UB工事: 天井パネル開口まで
以降全て一次側設備・電気工事

物件名:

	ご手配時の注意事項 ◎仕様をご確認の上、受領印と日付の記入をお願いします。 ◎ご発注後の仕様変更につきましては、追加費用の発生となります。 ◎上記に伴い、納期も変更になりますのでご注意ください。	受領印	縮尺 日付 2024.10.01	図名 設備図
				SYX-2024A02-L U900 X102LS U22_A_S-1

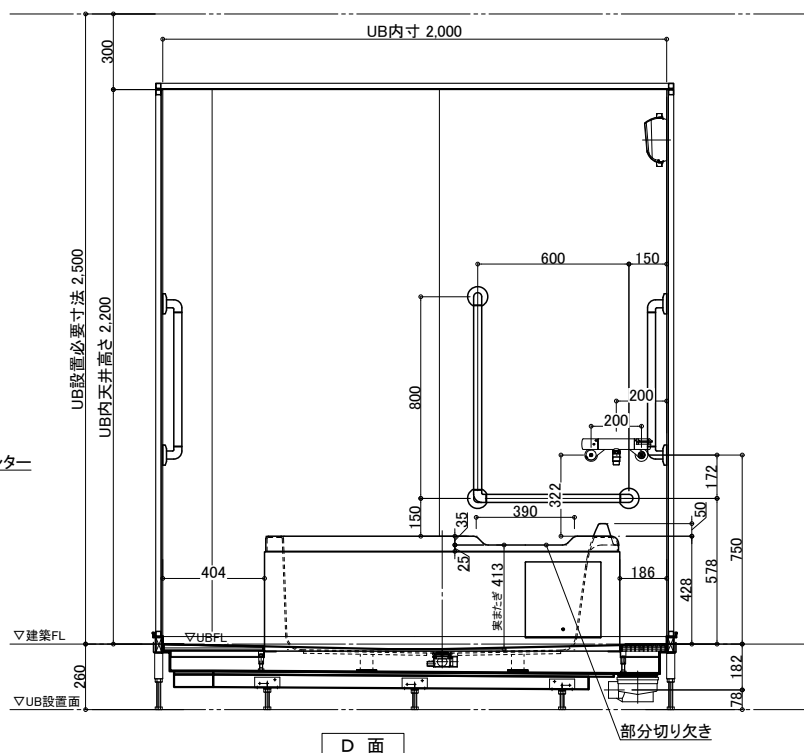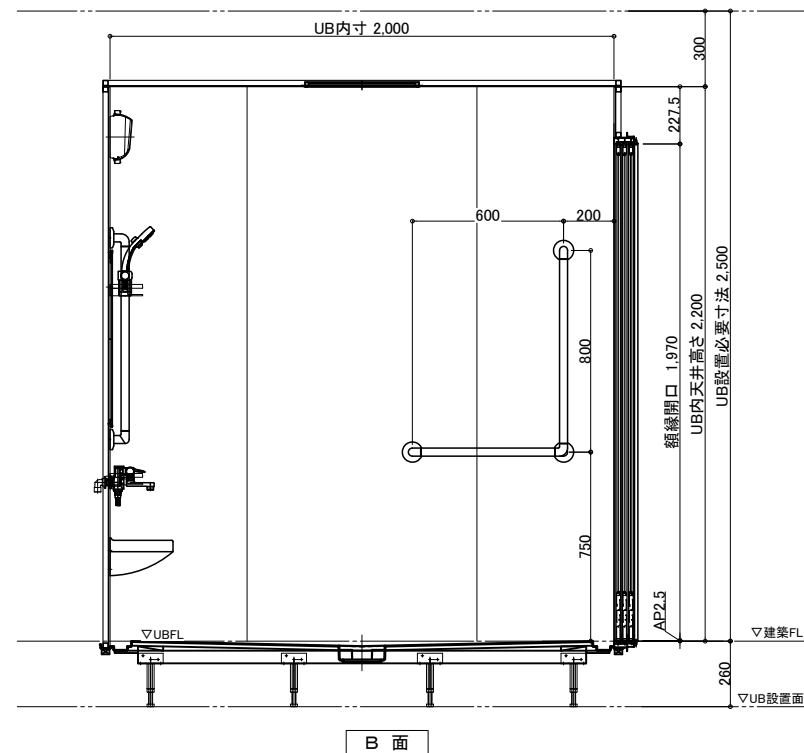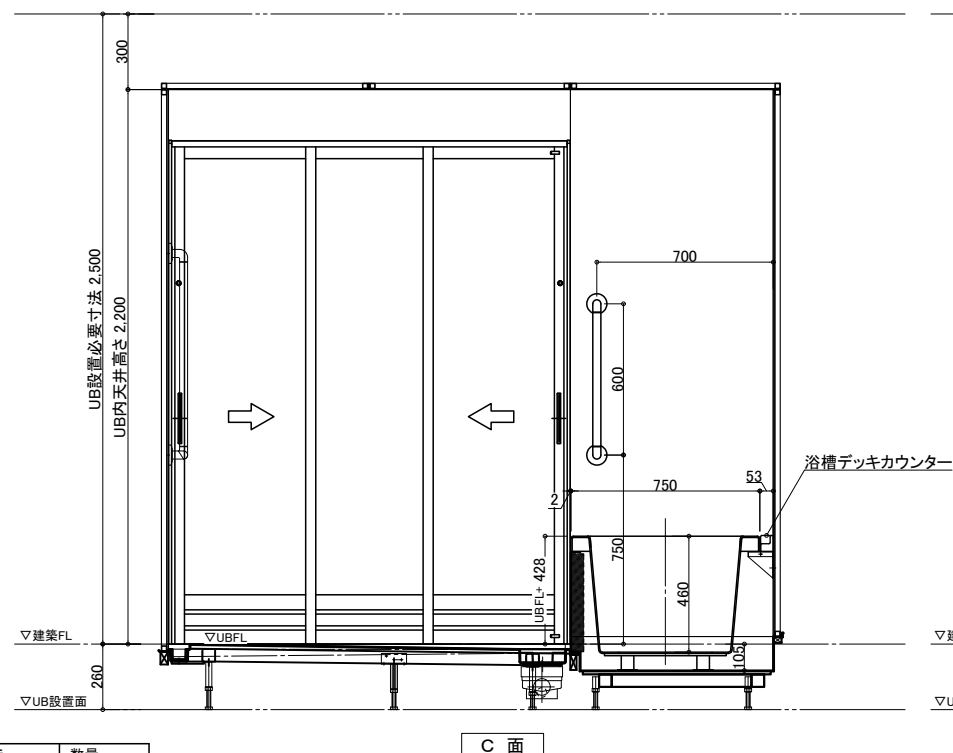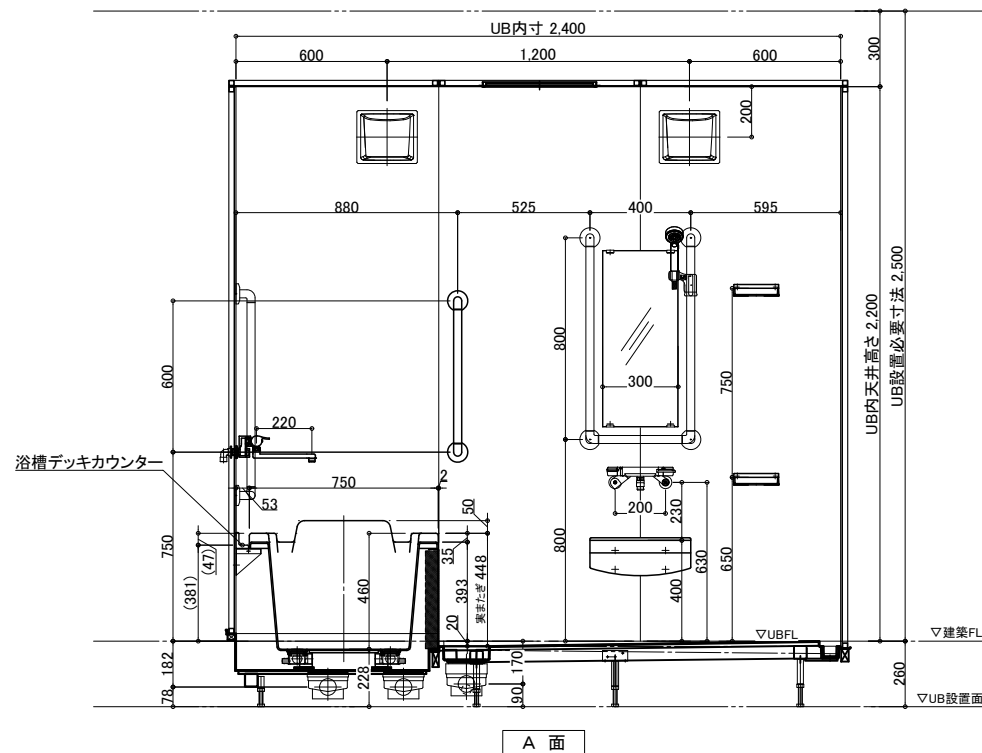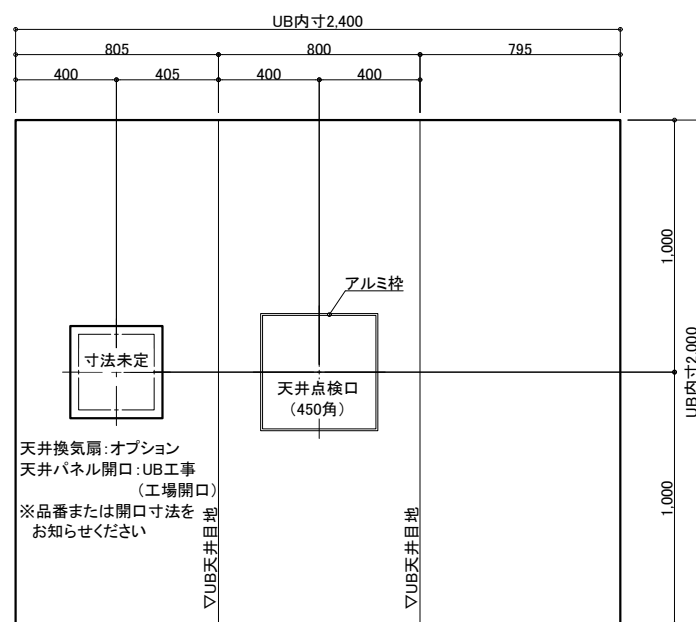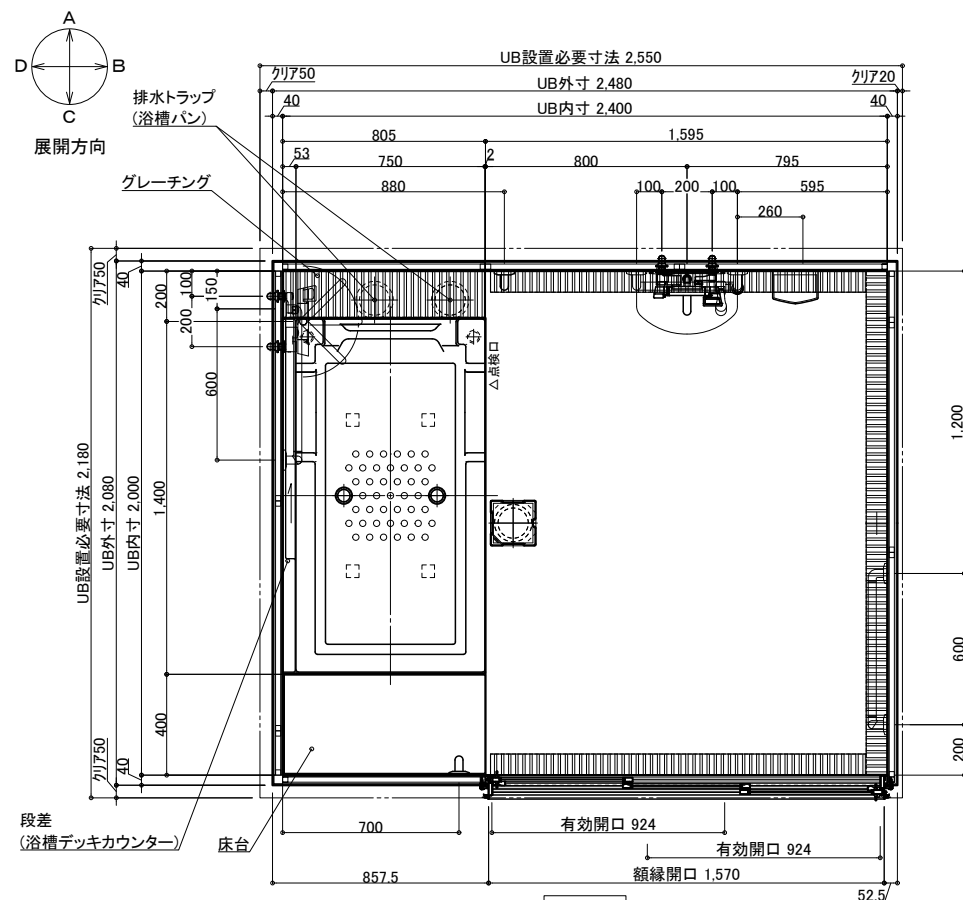

名 称				仕 様 (重度化対応)	カラー	数量	名 称				仕 様	カラー	数量
本	体	浴槽	FRP浴槽 FP-1475V 部分切欠き、バックレスト、ポップアップ栓	ホワイト	1	本	手すり	U型 400*800	ホワイト	1			
		デッキカウンター	FRP	ホワイト				I型 600	ホワイト	2			
		エブロン	ABS	ホワイト				L型 800*600	ホワイト	2			
		壁	スタンダードパネル	エンボスアイボリー/エンボスピンク									
		床	FRP	ミディアムグレー/ライトブラウン		体	スライドフック	樹脂製	ホワイト	1			
		天井	フラット天井	オフホワイト			ナースール加工	UB工事:壁パネル開口まで		*オプション			
		ドア	3枚引き戸 (両開き)有効開口: 924	シルキーホワイト			窓枠	フリー窓枠	ホワイト	*オプション			
		収納	化粧棚	—	1		給排水	水栓金具	洗い場水栓: サーマススイッチシャワー シャワーホース 2m	1			
		照明	LED薄型照明	—	2	浴槽水栓: サーマス壁付浴槽水栓				1			
		洗面置き台	樹脂製		1	スパウト L=220 (浴槽水栓用)							
鏡	防湿ミラー300*700*15		1	断熱カバー		2							
体	給排水					給水・給湯管	Rp1/2メネジ止め						
						排水管	塩ビ管 VP50						
						換気扇	UB工事:天井パネル開口まで		*オプション				

物件名:

—ご手配時の注意事項—



—受領印—

縮尺 1/30 (A3)

日付 2024.10.01

図名	製品図
	SYX-2024A02-R
	U900 X102R
図番	U22 A -1

配管系統図／脚位置図

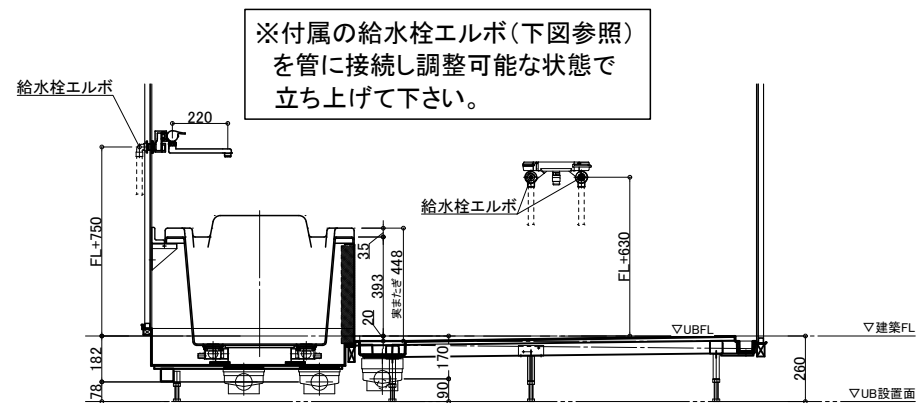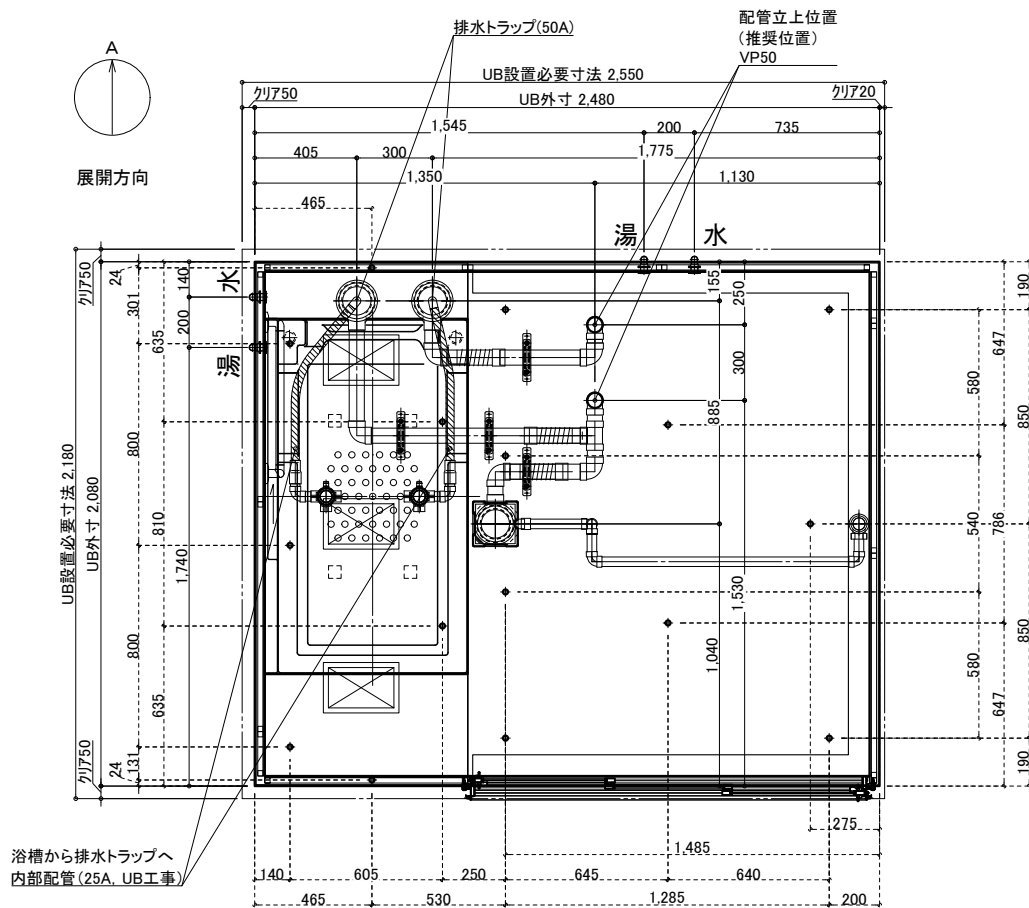

排水接続

*埋め込み必要
VP50 *2箇所

UB工事：
排水管をカットし、
高さ調整して接続

※配水管エルボを差し込むため、
配管周りのスラブを下げて
仕上げてください

VP50

▽UB設置面

配管立ち上げ例


※排水管立ち上げ位置は指定寸法で立ち上げてください

※排水管立ち上げ位置は防水パン
脚位置より逃げて立ち上げて下さい

3枚引戸


有効開口: 924

ガラリ開口面積(cm2):250.4

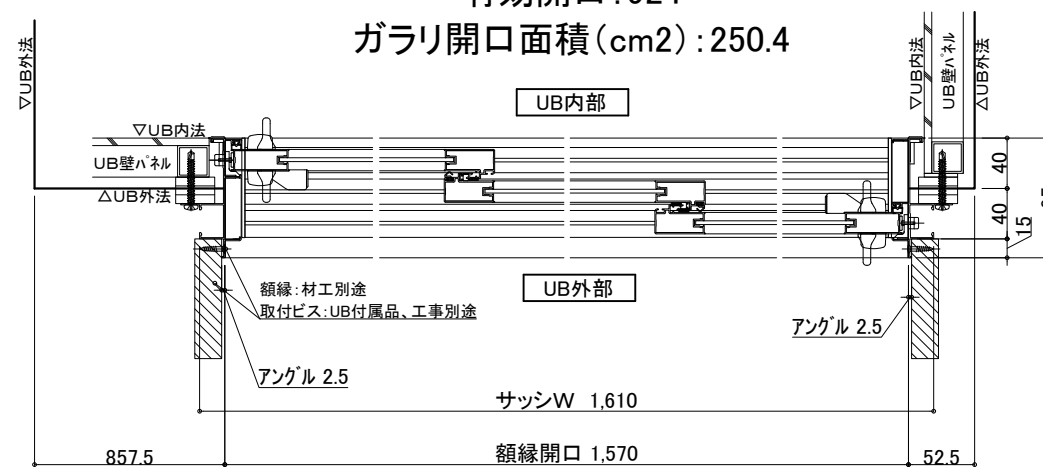

薄型照明


LED薄型照明
MA44S+LED
*2灯

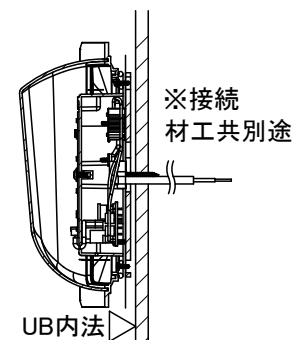

給水・給湯接続

- 一次側設備工事：
・給水管の立上（※樹脂管推奨）
・給水栓エルボとの事前接続工事

- UB工事:
・UB内へ引込

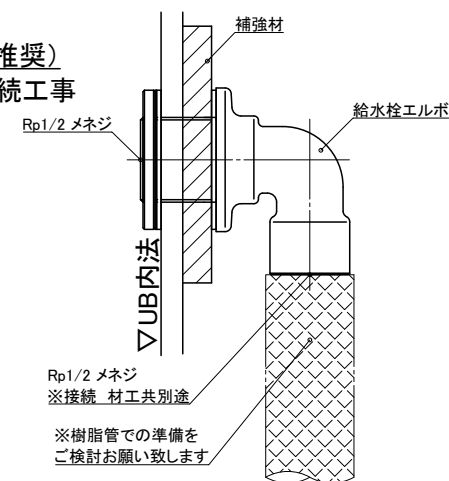

ナースコール

材工別途

設置の場合は位置・開口サイズをお知らせください

UB工事：壁パネル開口まで
以降全て一次側設備・電気工事

天井換気扇

材工別途(オプションでの用意あり)

メーカー・品番・開口サイズをお知らせください

UB工事:天井パネル開口まで
以降全て一次側設備・電気工事

物件名：_____

介護システムバス

ゆとりけあ

PROVEグループ

- 重度化対応 -

タイワ化成株式会社

ご配時の注意事項

◎仕様をご確認の上、受領印と日付の記入をお願いします。

◎ご発注後の仕様変更につきましては、追加費用の発生となります。

◎上記に伴い、納期も変更になりますのでご注意ください。

受領印

縮尺

日付

2024.10.01

設備図

図名

SYX-2024A02-R

U900 X102RS

図番

U22 A S-1