



配管系統図／脚位置図

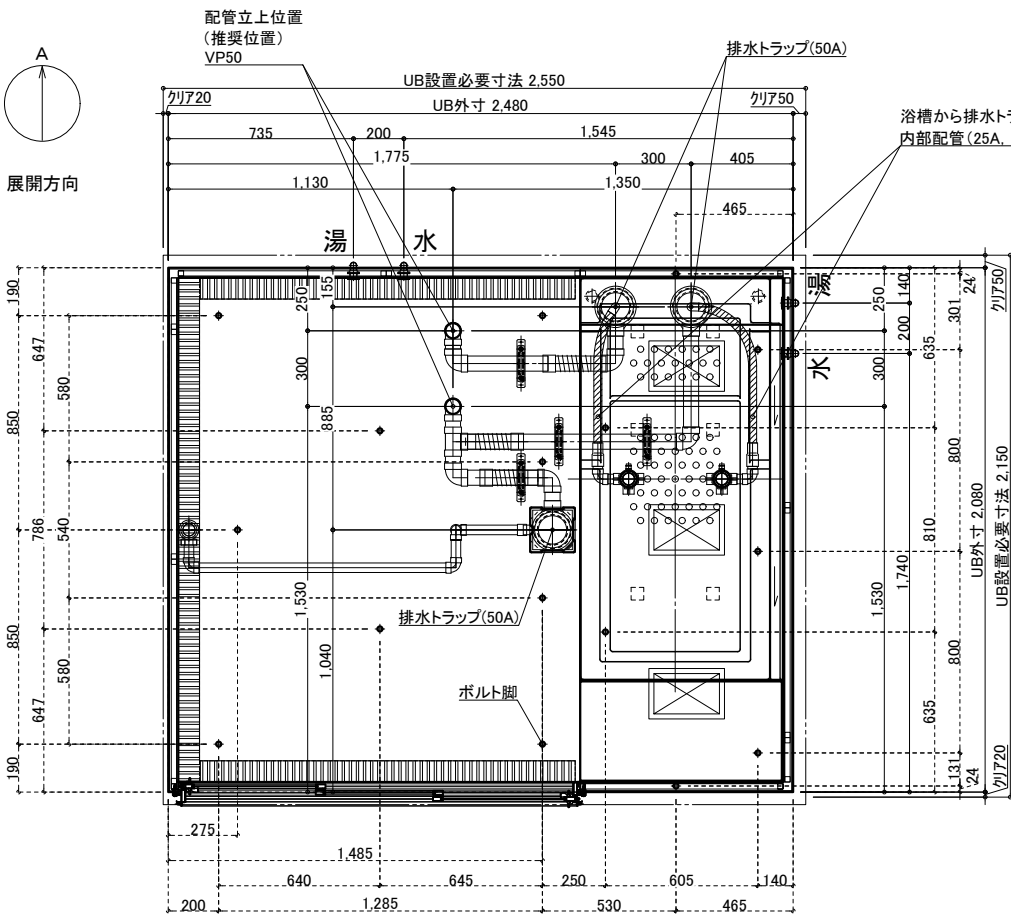


※付属の給水栓エルボ(下図参照)
を管に接続し調整可能な状態で
立ち上げて下さい。

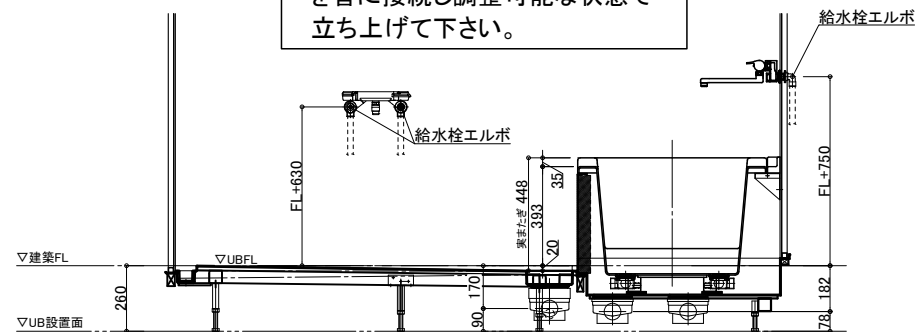

A 面

排水接続

*埋め込み必要
VP50 *2箇所

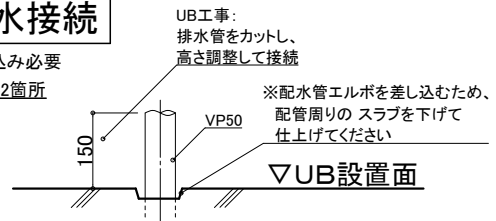

配管立ち上げ例


※排水管立ち上げ位置は指定寸法で立ち上げてください

※排水管立ち上げ位置は防水パン
脚位置より逃げて立ち上げて下さい

3枚引戸


有効開口:924

ガラリ開口面積(cm2):250.4

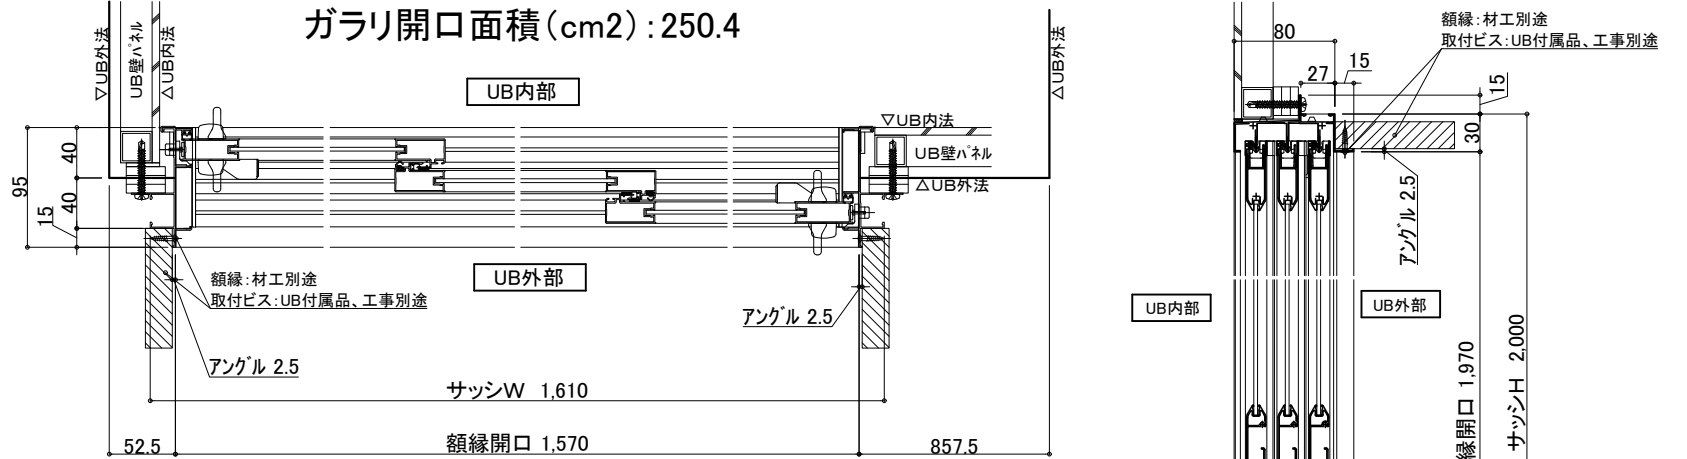

薄型照明


LED薄型照明
MA44S+LED
*2灯

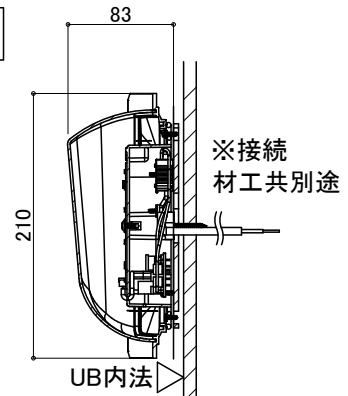

給水・給湯接続

- 一次側設備工事：
・給水管の立上(※樹脂管推奨)
・給水栓エルボとの事前接続工事

- UB工事:
・UB内へ引込

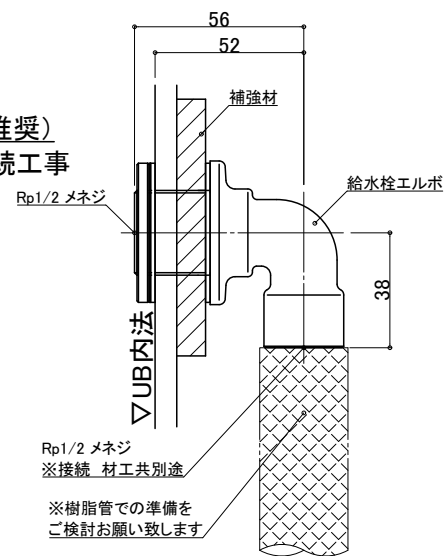

ナースコール

材工別途

設置の場合は位置・開口サイズをお知らせください

UB工事:壁パネル開口まで
以降全て一次側設備・電気工事

天井換気扇

材工別途(オプションでの用意あり)

メーカー・品番・開口サイズをお知らせください

UB工事:天井パネル開口まで
以降全て一次側設備・電気工事

物件名: _____



—ご手配時の注意事項—

- ◎仕様をご確認の上、受領印と日付の記入をお願いします。
- ◎ご発注後の仕様変更につきましては、追加費用の発生となります。
- ◎上記に伴い、納期も変更になりますのでご注意ください。

—受領印—

| 縮尺







日付 2024.10.01

設備図

SYX-2024E02-L

圖要 U900 X132LS

U22_ A__S-1

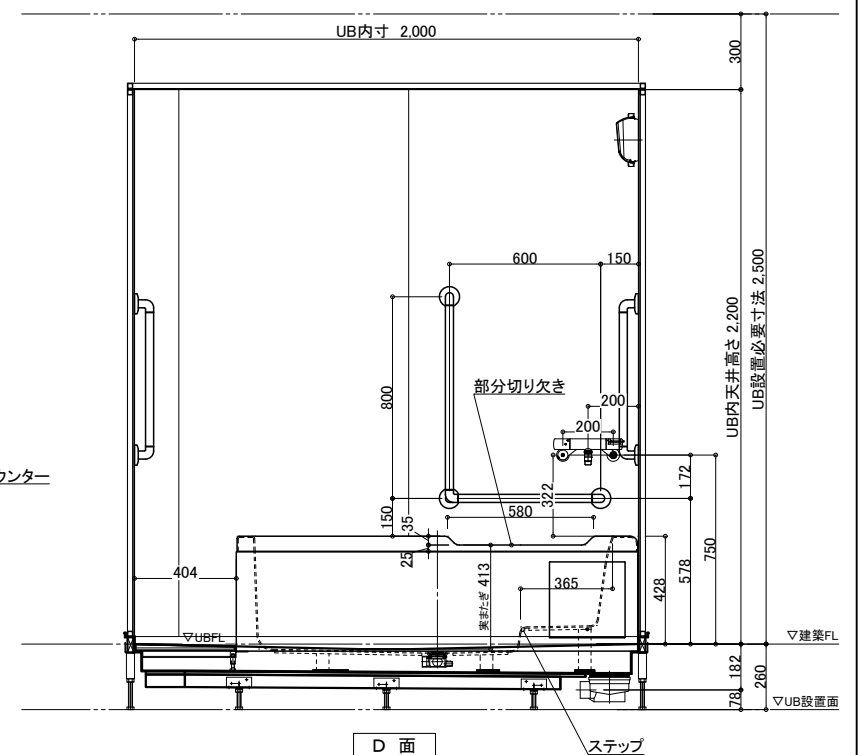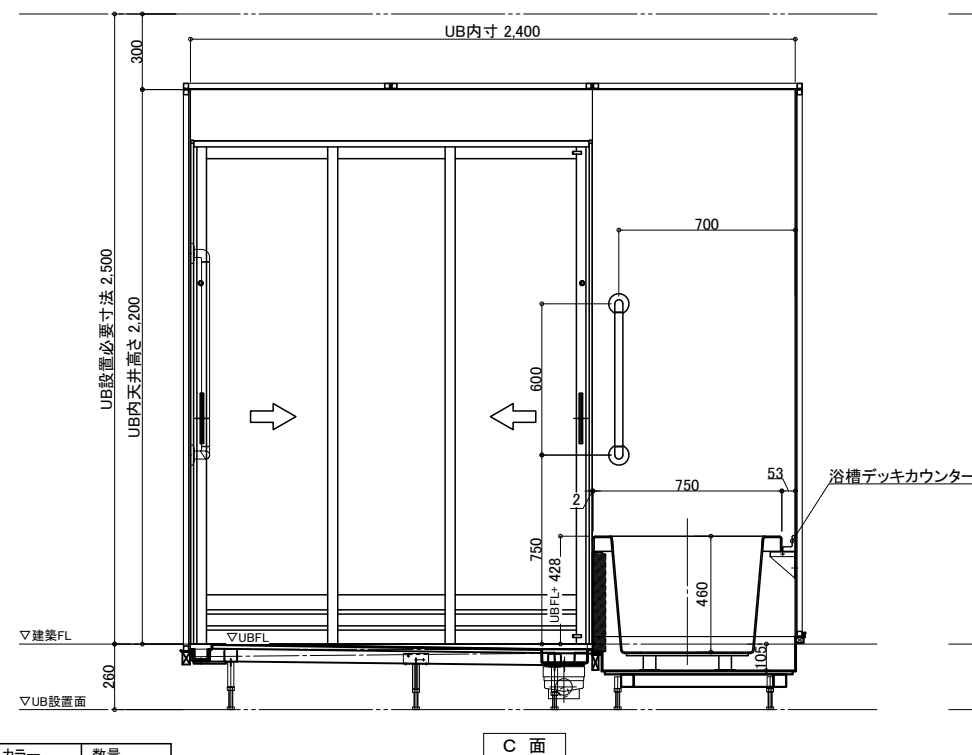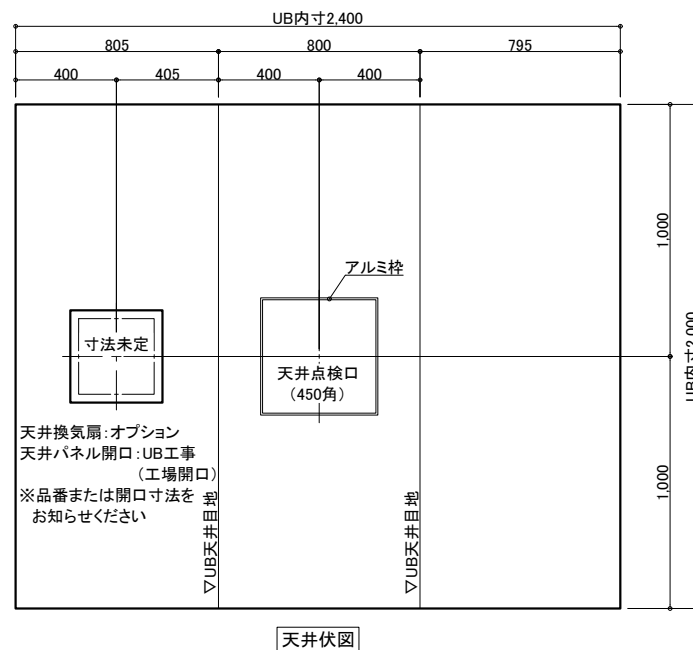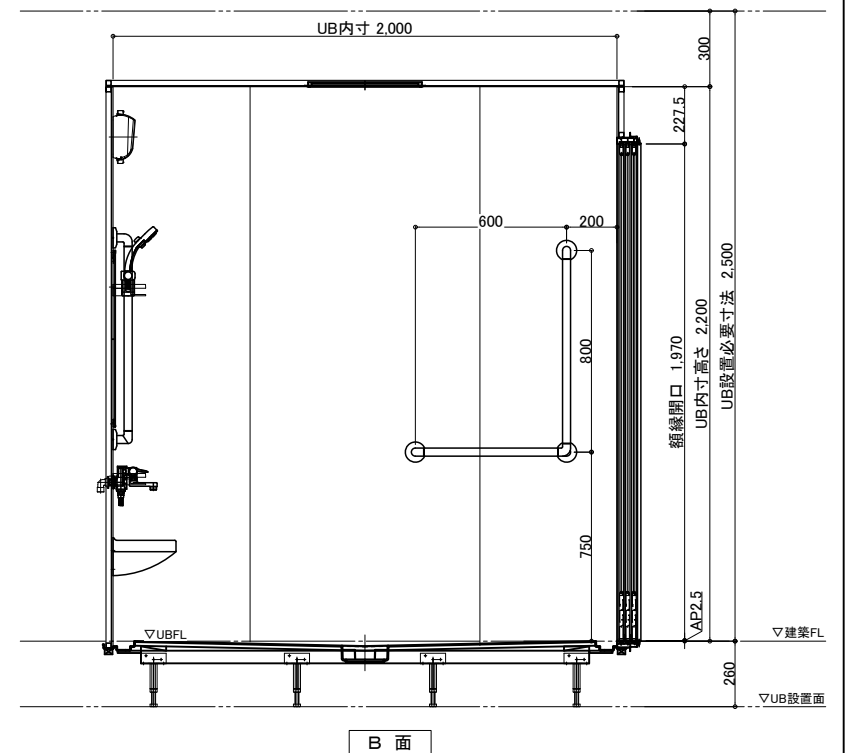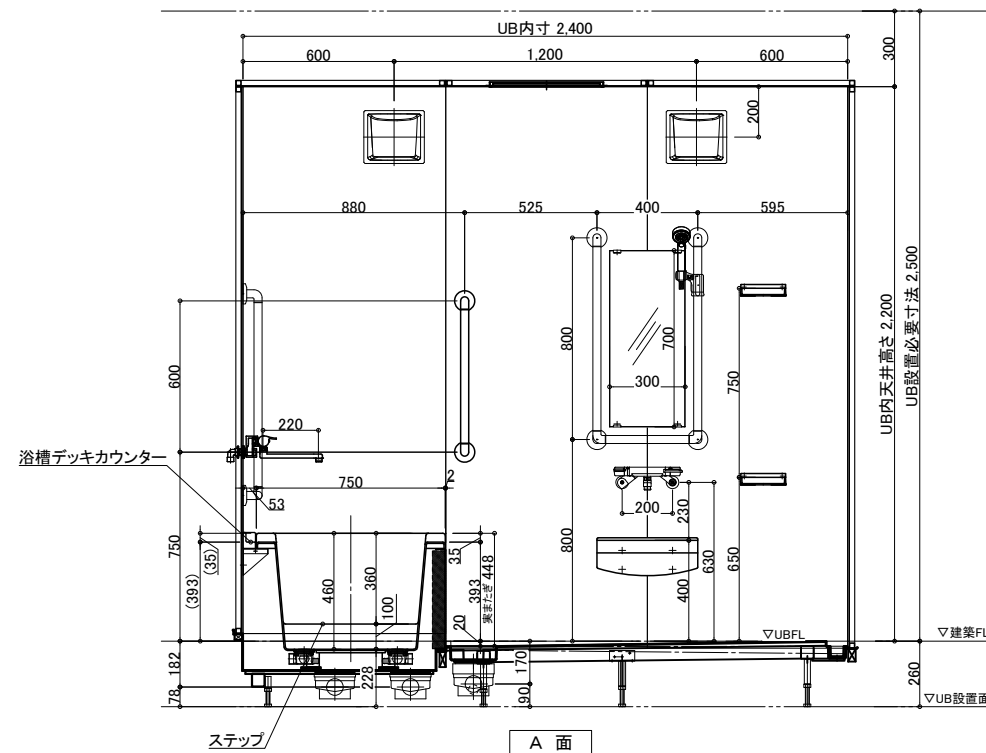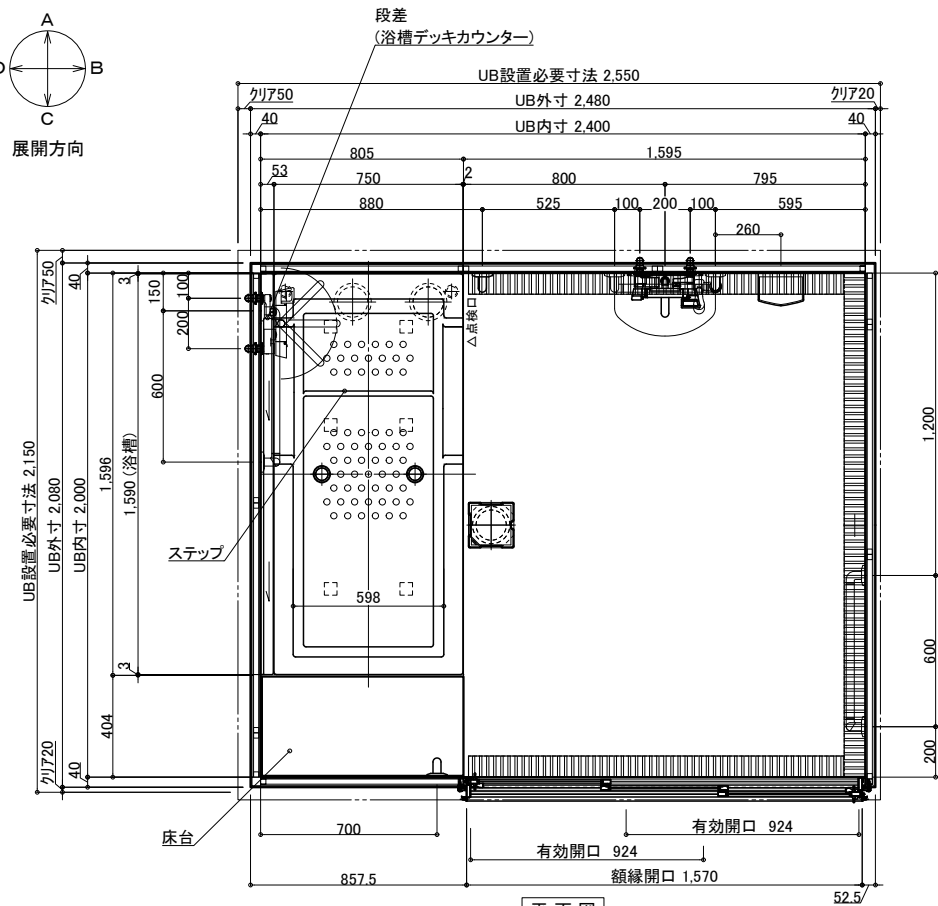

	名 称	仕 様 (重度化対応)	カラー	数量		名 称	仕 様	カラー	数量	
本	浴槽	FRP浴槽 FP-1675V 部分切欠き、バックレスト、ポップアップ栓	ホワイト	1	本	手すり	U型 400*800	ホワイト	1	
	デッキカウンター	FRP	ホワイト				I型 600	ホワイト	2	
	エブロン	ABS	ホワイト				L型 800*600	ホワイト	2	
	壁	スタンダードパネル	エンボスアイボリー/エンボスピンク		体	スライドフック	樹脂製	ホワイト	1	
	床	FRP	ミディアムグレー/ライトブラウン			ナースール加工	UB工事：壁パネル開口まで		*オプション	
	天井	フラット天井	オフホワイト			窓枠	フリー窓枠	ホワイト	*オプション	
	ドア	3枚引き戸 (両開き)有効開口：924	シルキーホワイト	1						
	体	収納	化粧棚	—	2	給排水	水栓金具	洗い場水栓：サーモスイッチシャワー シャワーホース 2m		1
		照明	LED薄型照明	—	2			浴槽水栓：サーモ壁付浴槽水栓		1
洗面置き台		樹脂製		1	スパウト L=220 (浴槽水栓用)					
鏡		防湿ミラー300*700*15		1	断熱カバー				2	
					水			給水・給湯管 排水管	Rp1/2メネジ止め 塩ビ管 VP50	
					換気扇	UB工事：天井パネル開口まで		*オプション		

介護システムバス
ゆとりけあ
PROVE プループ
-重度化対応-

— ご手配時の注意事項

◎仕様をご確認の上、受領印と日付の記入をお願いします。

◎ご発注後の仕様変更につきましては、追加費用の発生となります。

◎上記に伴い、納期も変更になりますのでご注意ください。


—受領印—

縮尺	1/30 (A3)
日付	2024.10.01


図名	製品図
	SYX-2024E02-R
図番	U900 X132R
	U22 A -1

物件名:

配管系統図／脚位置図

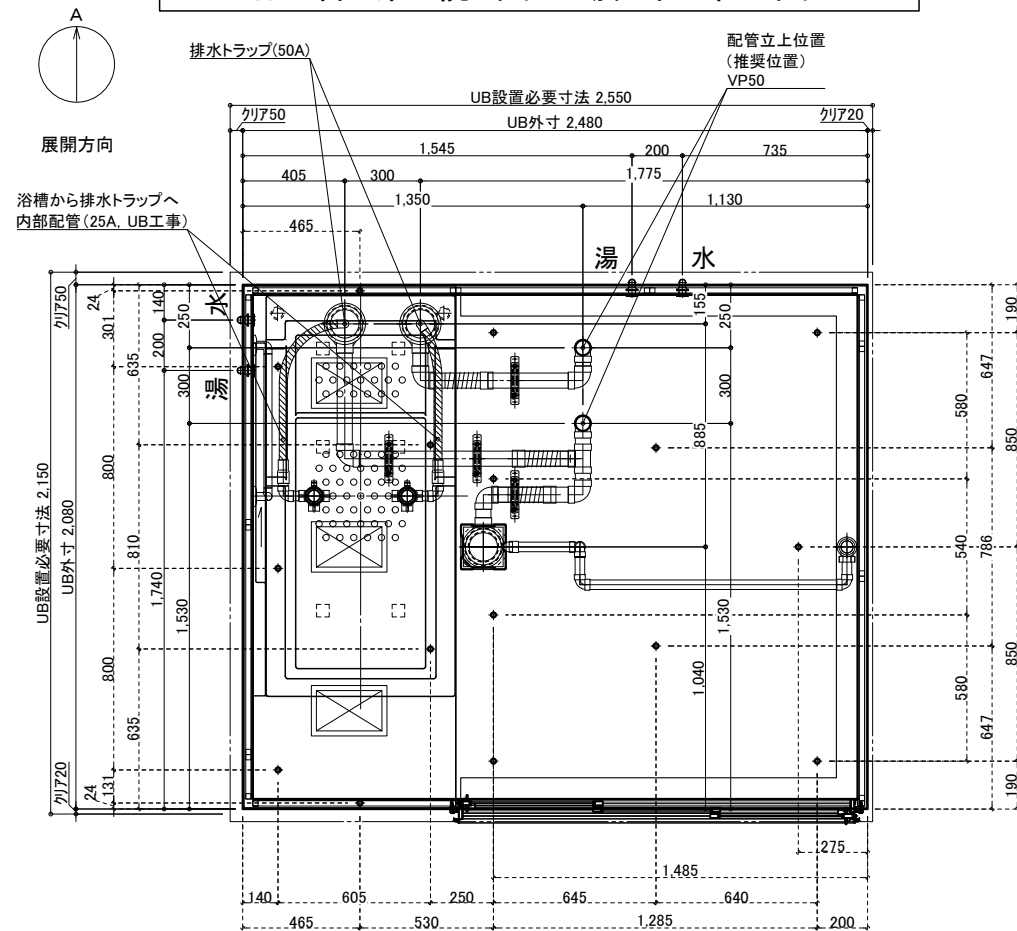


※付属の給水栓エルボ(下図参照)
を管に接続し調整可能な状態で
立ち上げて下さい。

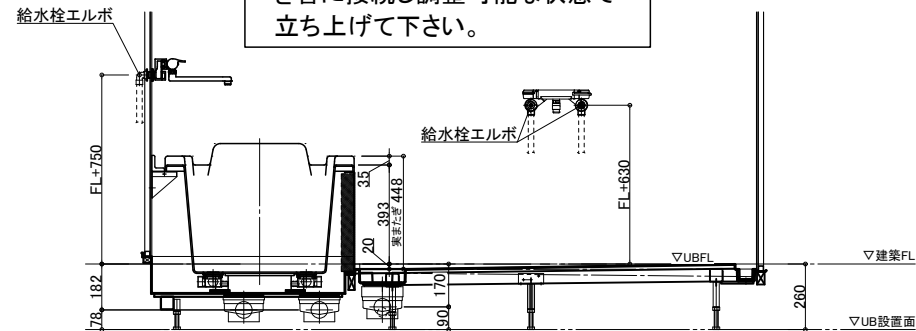

排水接続

*埋め込み必要
VP50 *2箇所

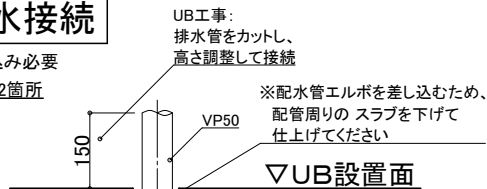

配管立ち上げ例


※排水管立ち上げ位置は指定寸法で立ち上げて下さい

※排水管立ち上げ位置は防水パン
脚位置より逃げて立ち上げて下さい

3枚引戸


有効開口:924

ガラリ開口面積(cm2):250.4

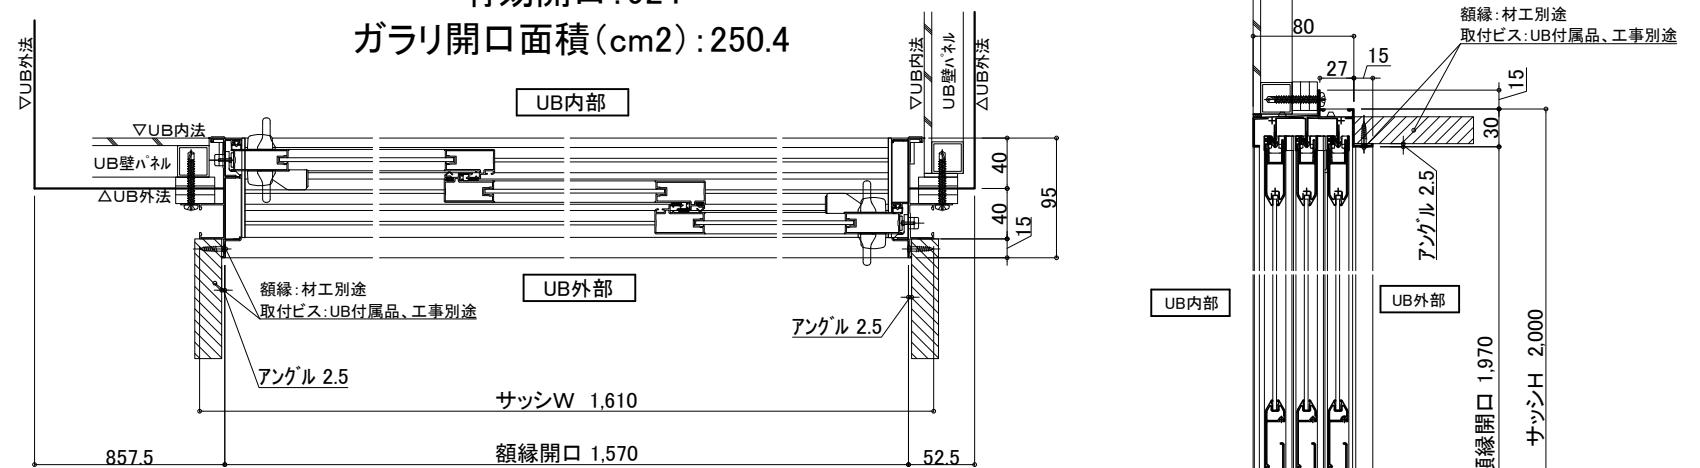

薄型照明


LED薄型照明
MA44S+LED
*2灯

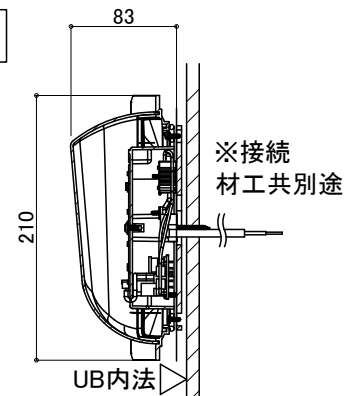

給水・給湯接続

- 一次側設備工事:
・給水管の立上(※樹脂管推奨)
・給水栓エルボとの事前接続工事

- UB工事:
・UB内へ引込

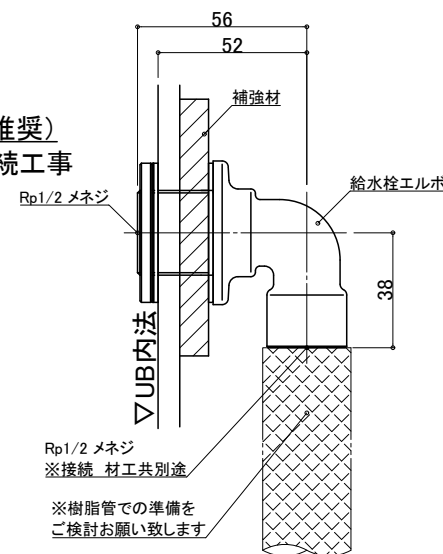

ナースコール

材工別途

設置の場合は位置・開口サイズをお知らせください

UB工事:壁パネル開口まで
以降全て一次側設備・電気工事

天井換気扇

材工別途(オプションでの用意あり)

メーカー・品番・開口サイズをお知らせください

UB工事:天井パネル開口まで
以降全て一次側設備・電気工事

物件名:

介護システムバス ゆとりけあ PROVEフループ -重度化対応- ダイワ化成株式会社	ご配時の注意事項 ◎仕様をご確認の上、受領印と日付の記入をお願いします。 ◎ご発注後の仕様変更につきましては、追加費用の発生となります。 ◎上記に伴い、納期も変更になりますのでご注意ください。	受領印	縮尺 日付 2024.10.01	設備図	
				図名	SYX-2024E02-R
				図番	U900 X132RS
					U22_A_S-1